


日期	姓名	专业	日期	姓名	专业
		电气			暖通空调
		建筑			结构
		给排水			

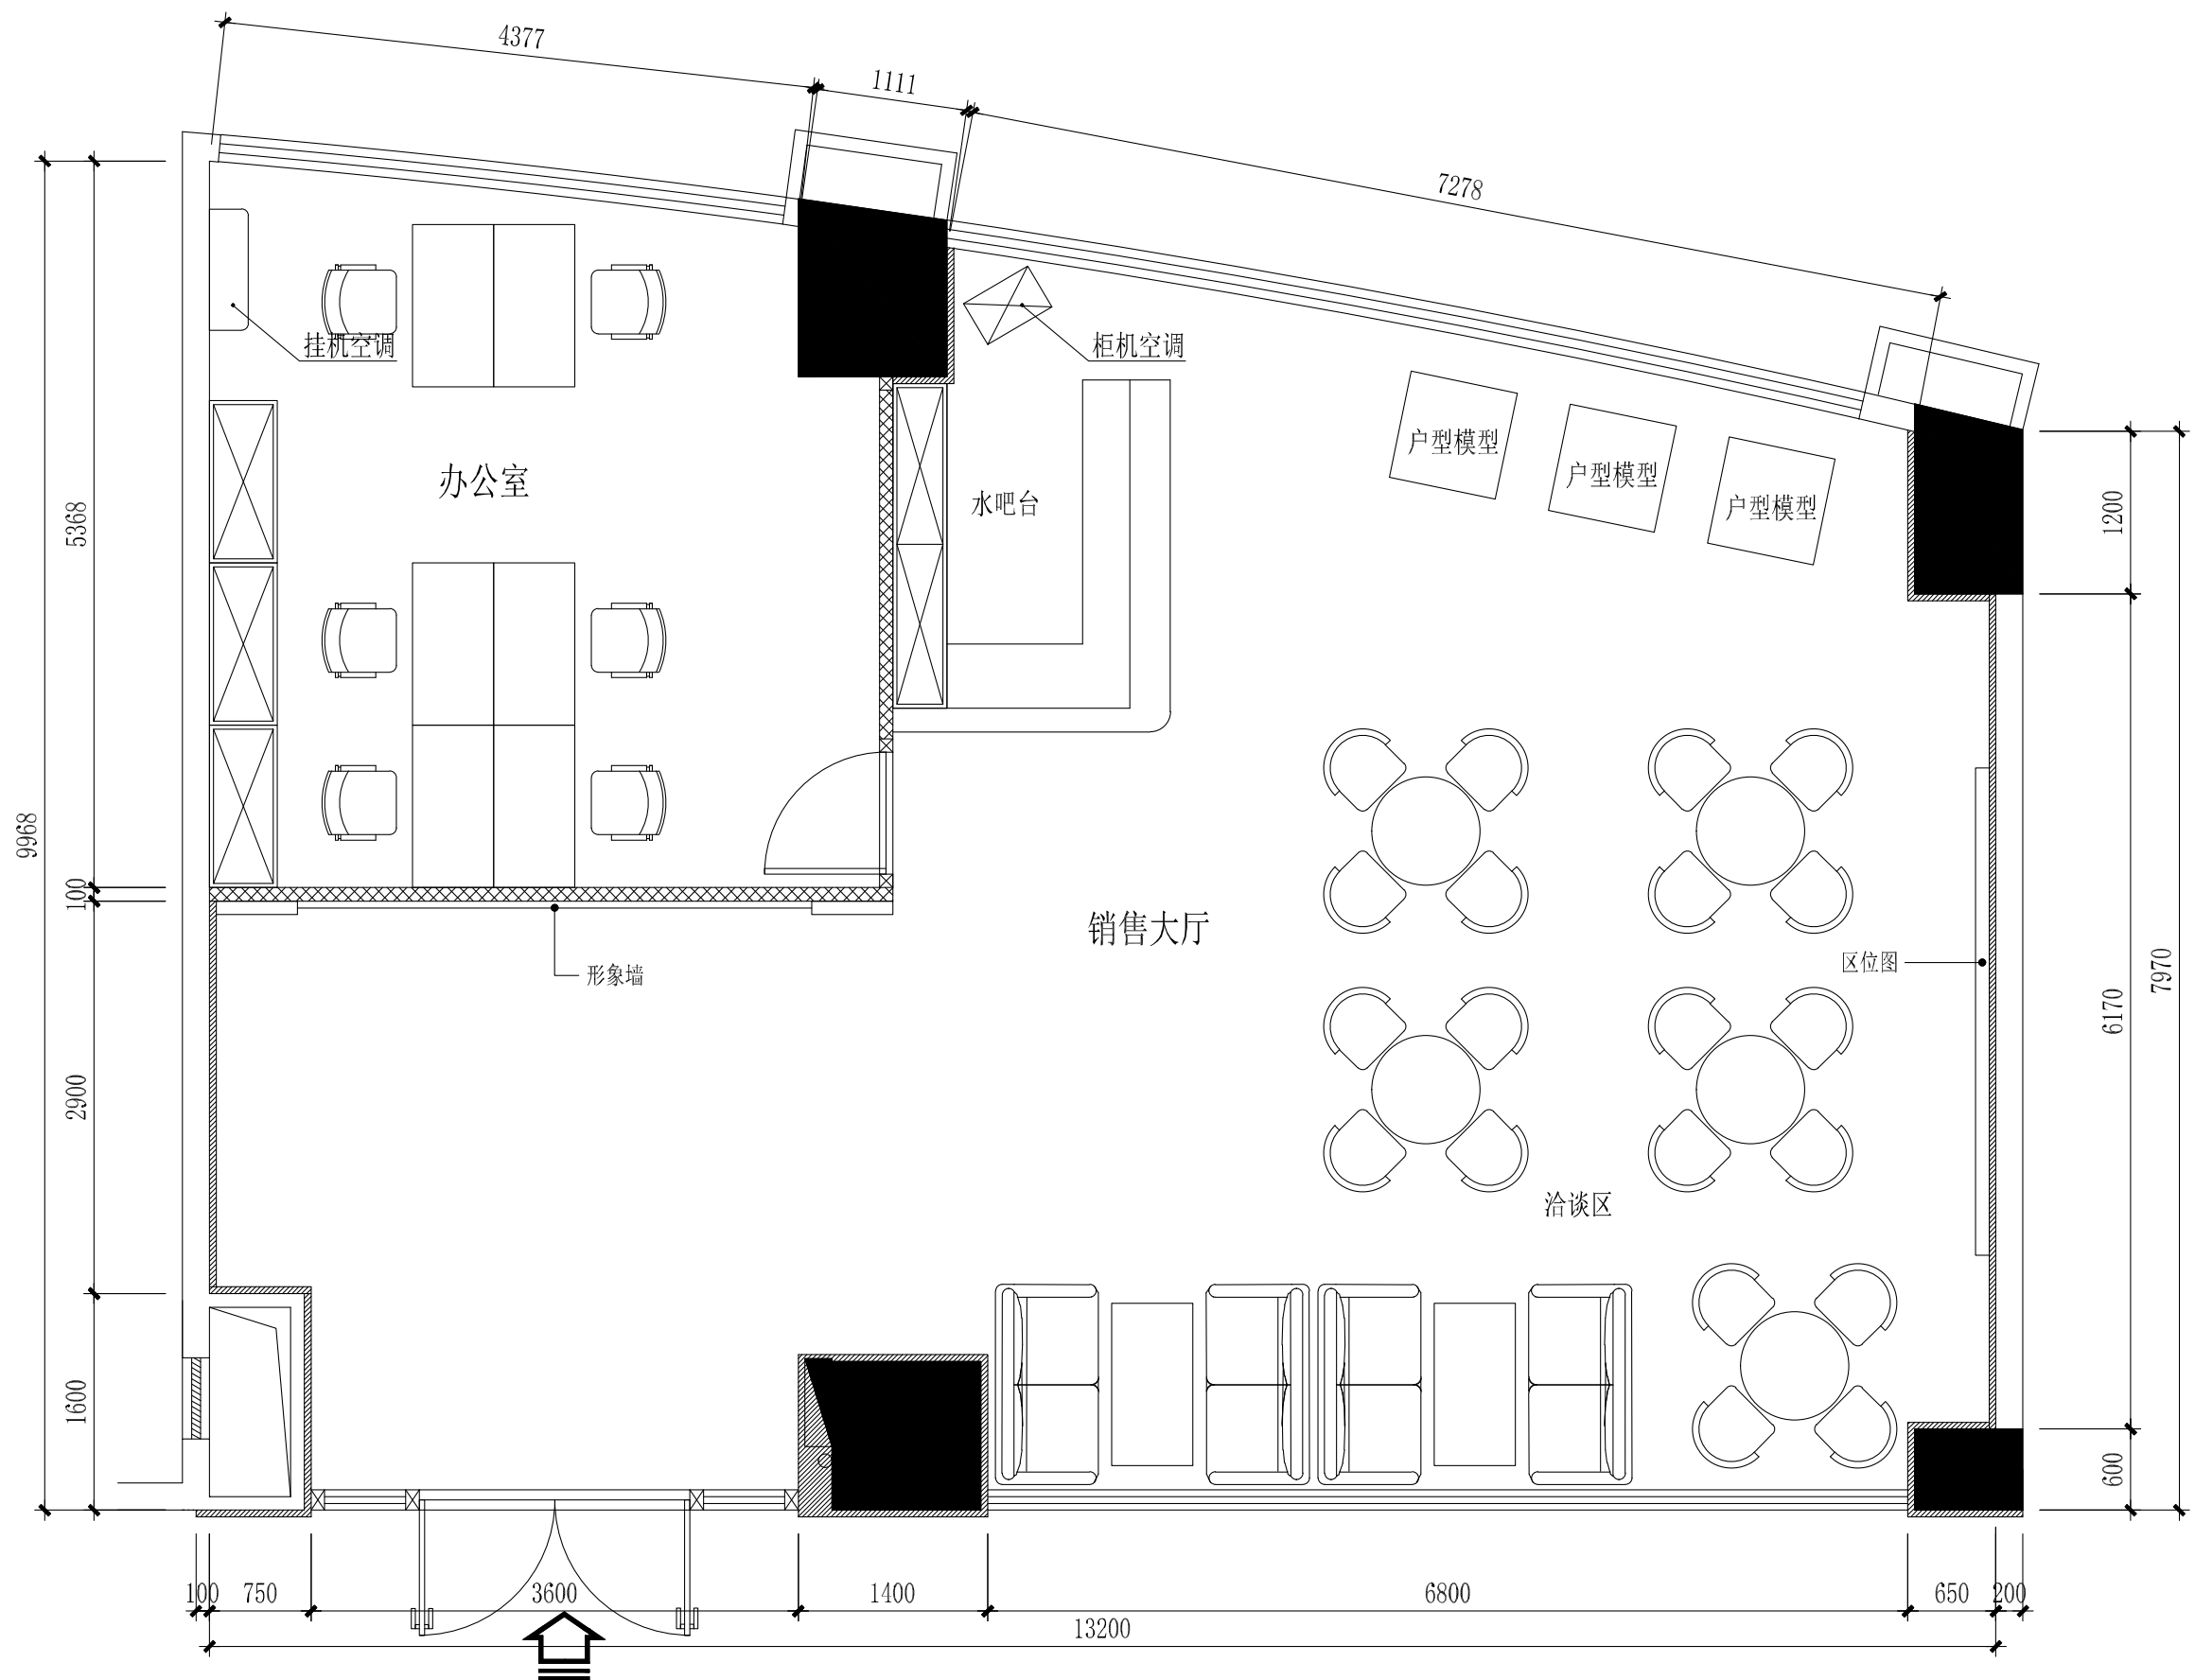

平面布置图 1:50

设计注册执业章
(签字)

设计出图专用章

设计	校核
制图	审核
专业负责人	审定

建设单位


项目名称(子项名称)

钦州市保税港区自贸大厦售楼部
图名

平面布置图	设计阶段
设计号	施工图
专业	日期
图号	2021.12

P(a)-01

日期	姓名	专业	日期	姓名	专业
		电气			暖通空调
		建筑			结构
					给排水

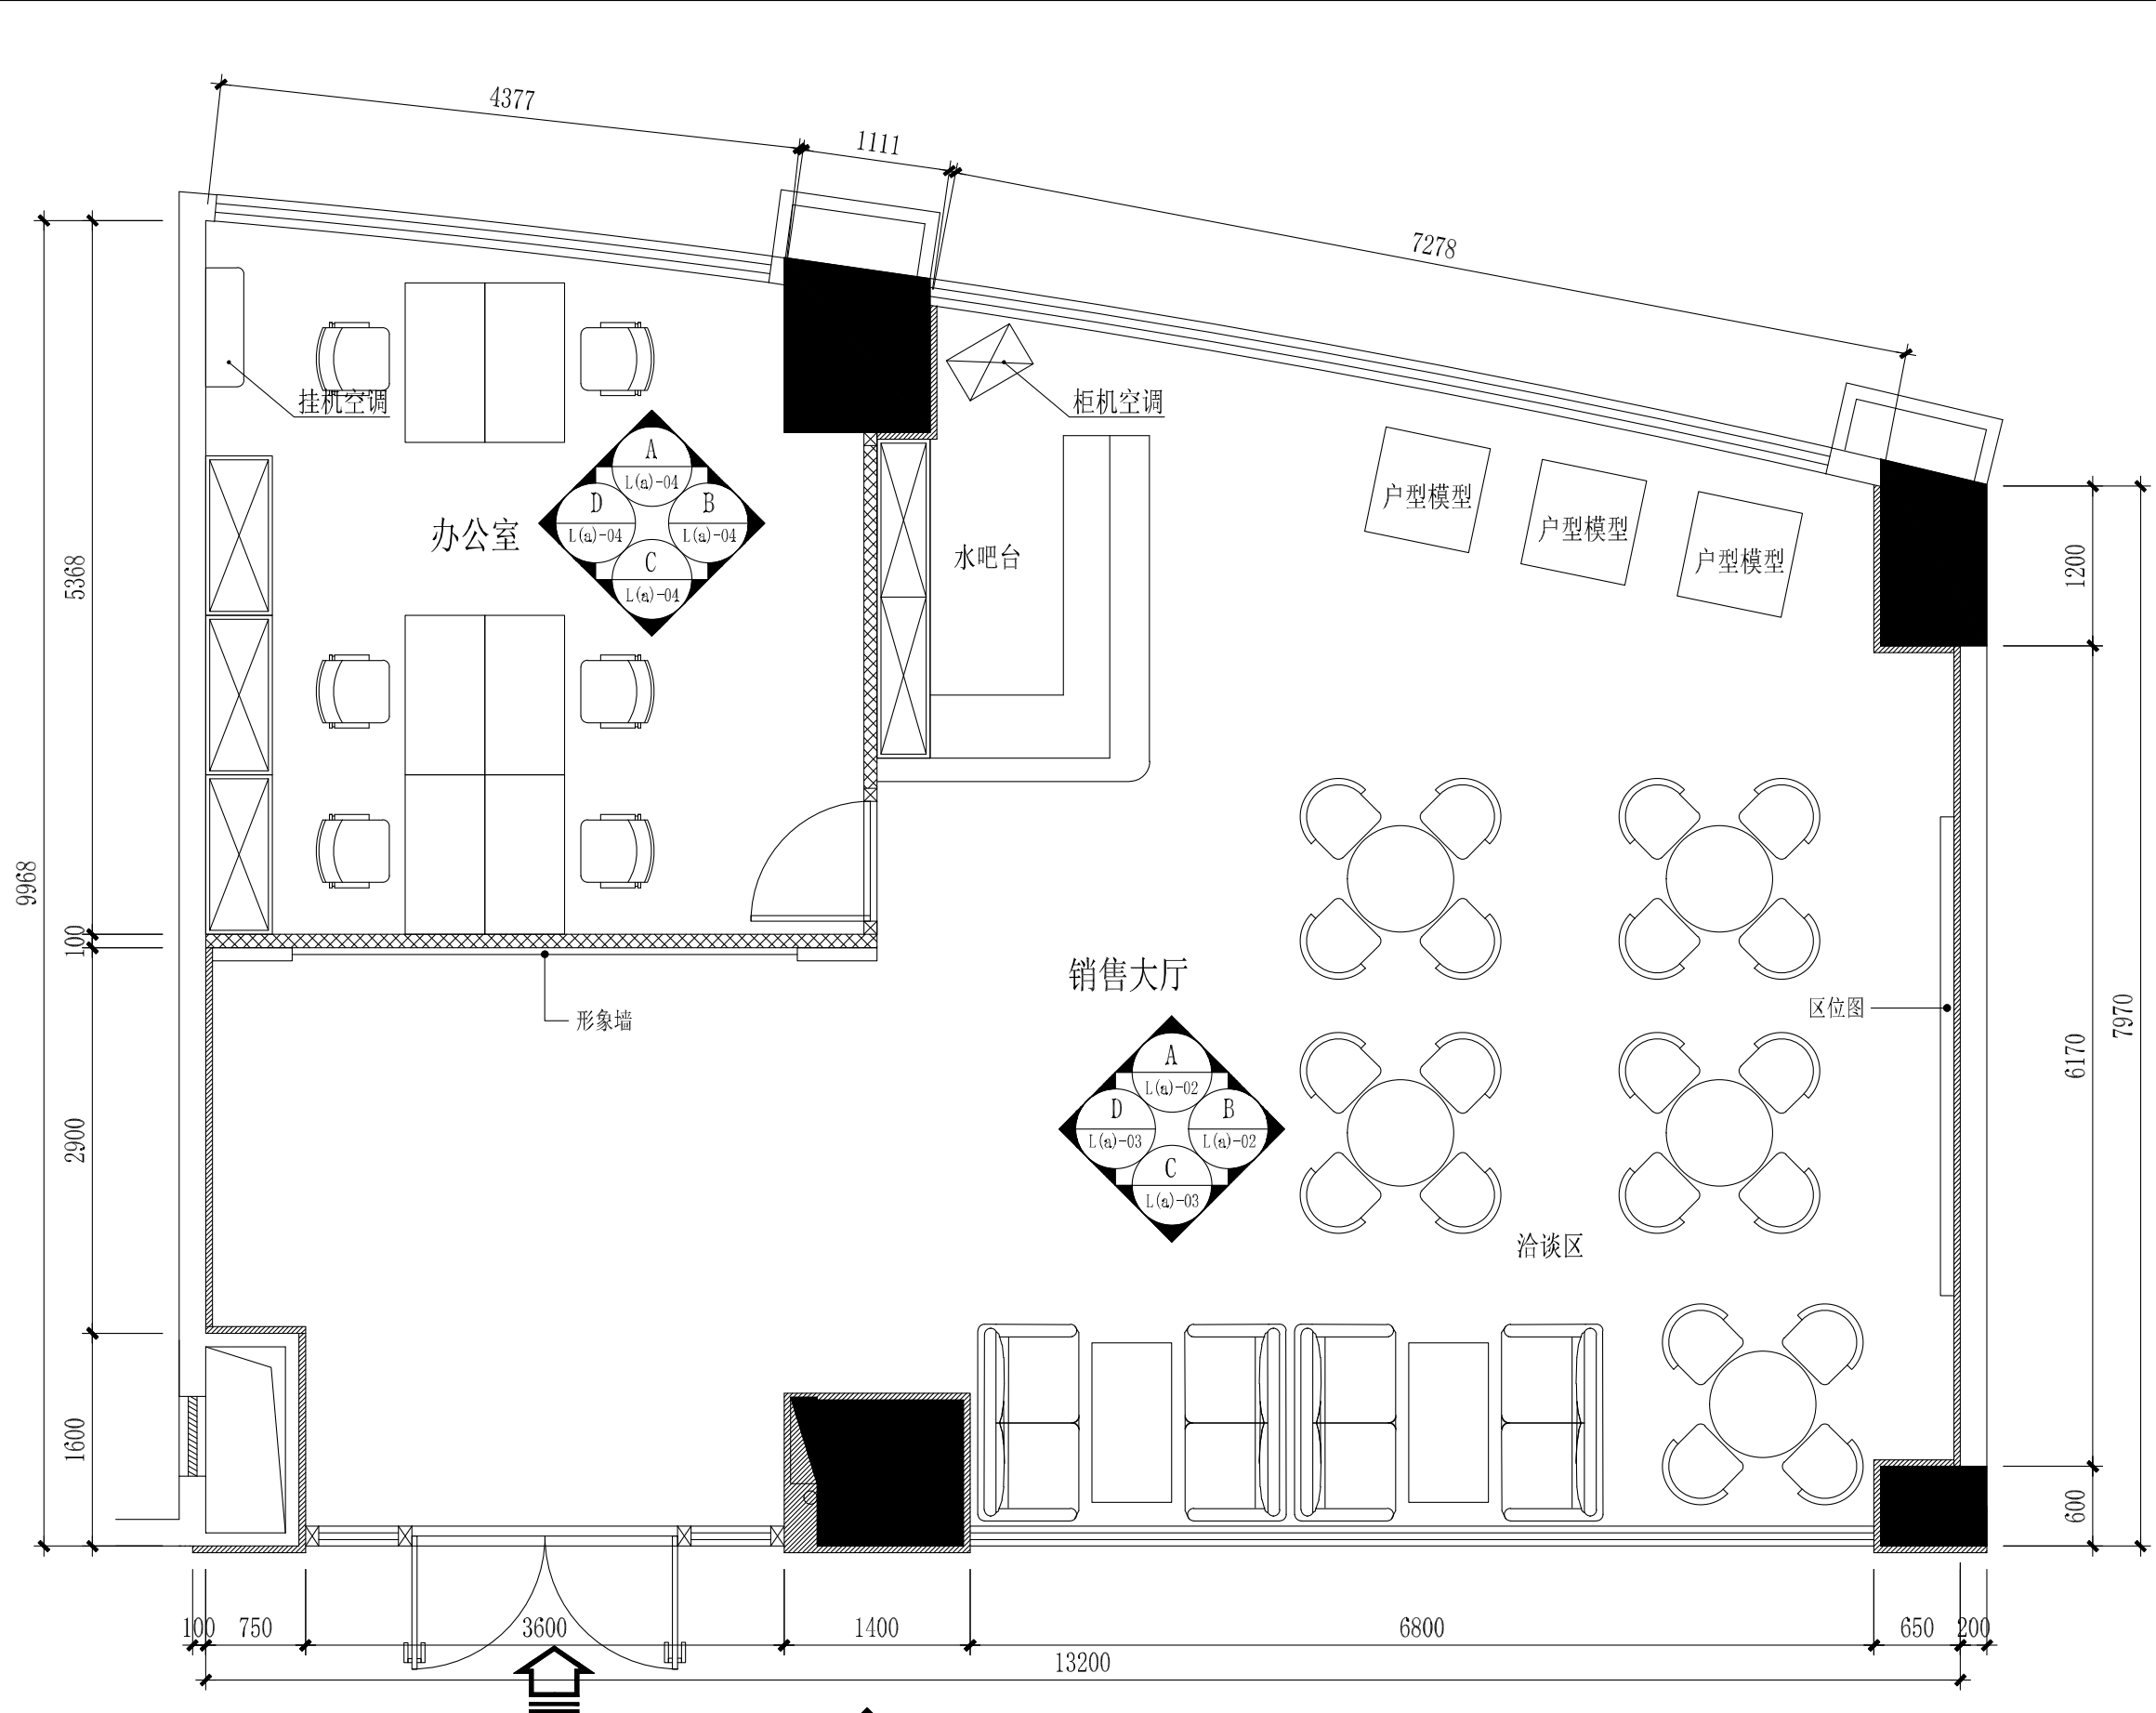

平面索引图 1:50

设计注册执业章
(签字)

设计出图专用章

设计	校核
制图	审核
专业负责人	审定

建设单位


项目名称 (子项名称)

钦州市保税港区自贸大厦售楼部
图名

平面索引图	设计阶段
设计号	施工图
专业	日期
图号	2021.12

P(a)-02

日期	姓名	专业	日期	姓名	专业
		电气			暖通空调
		建筑			给排水

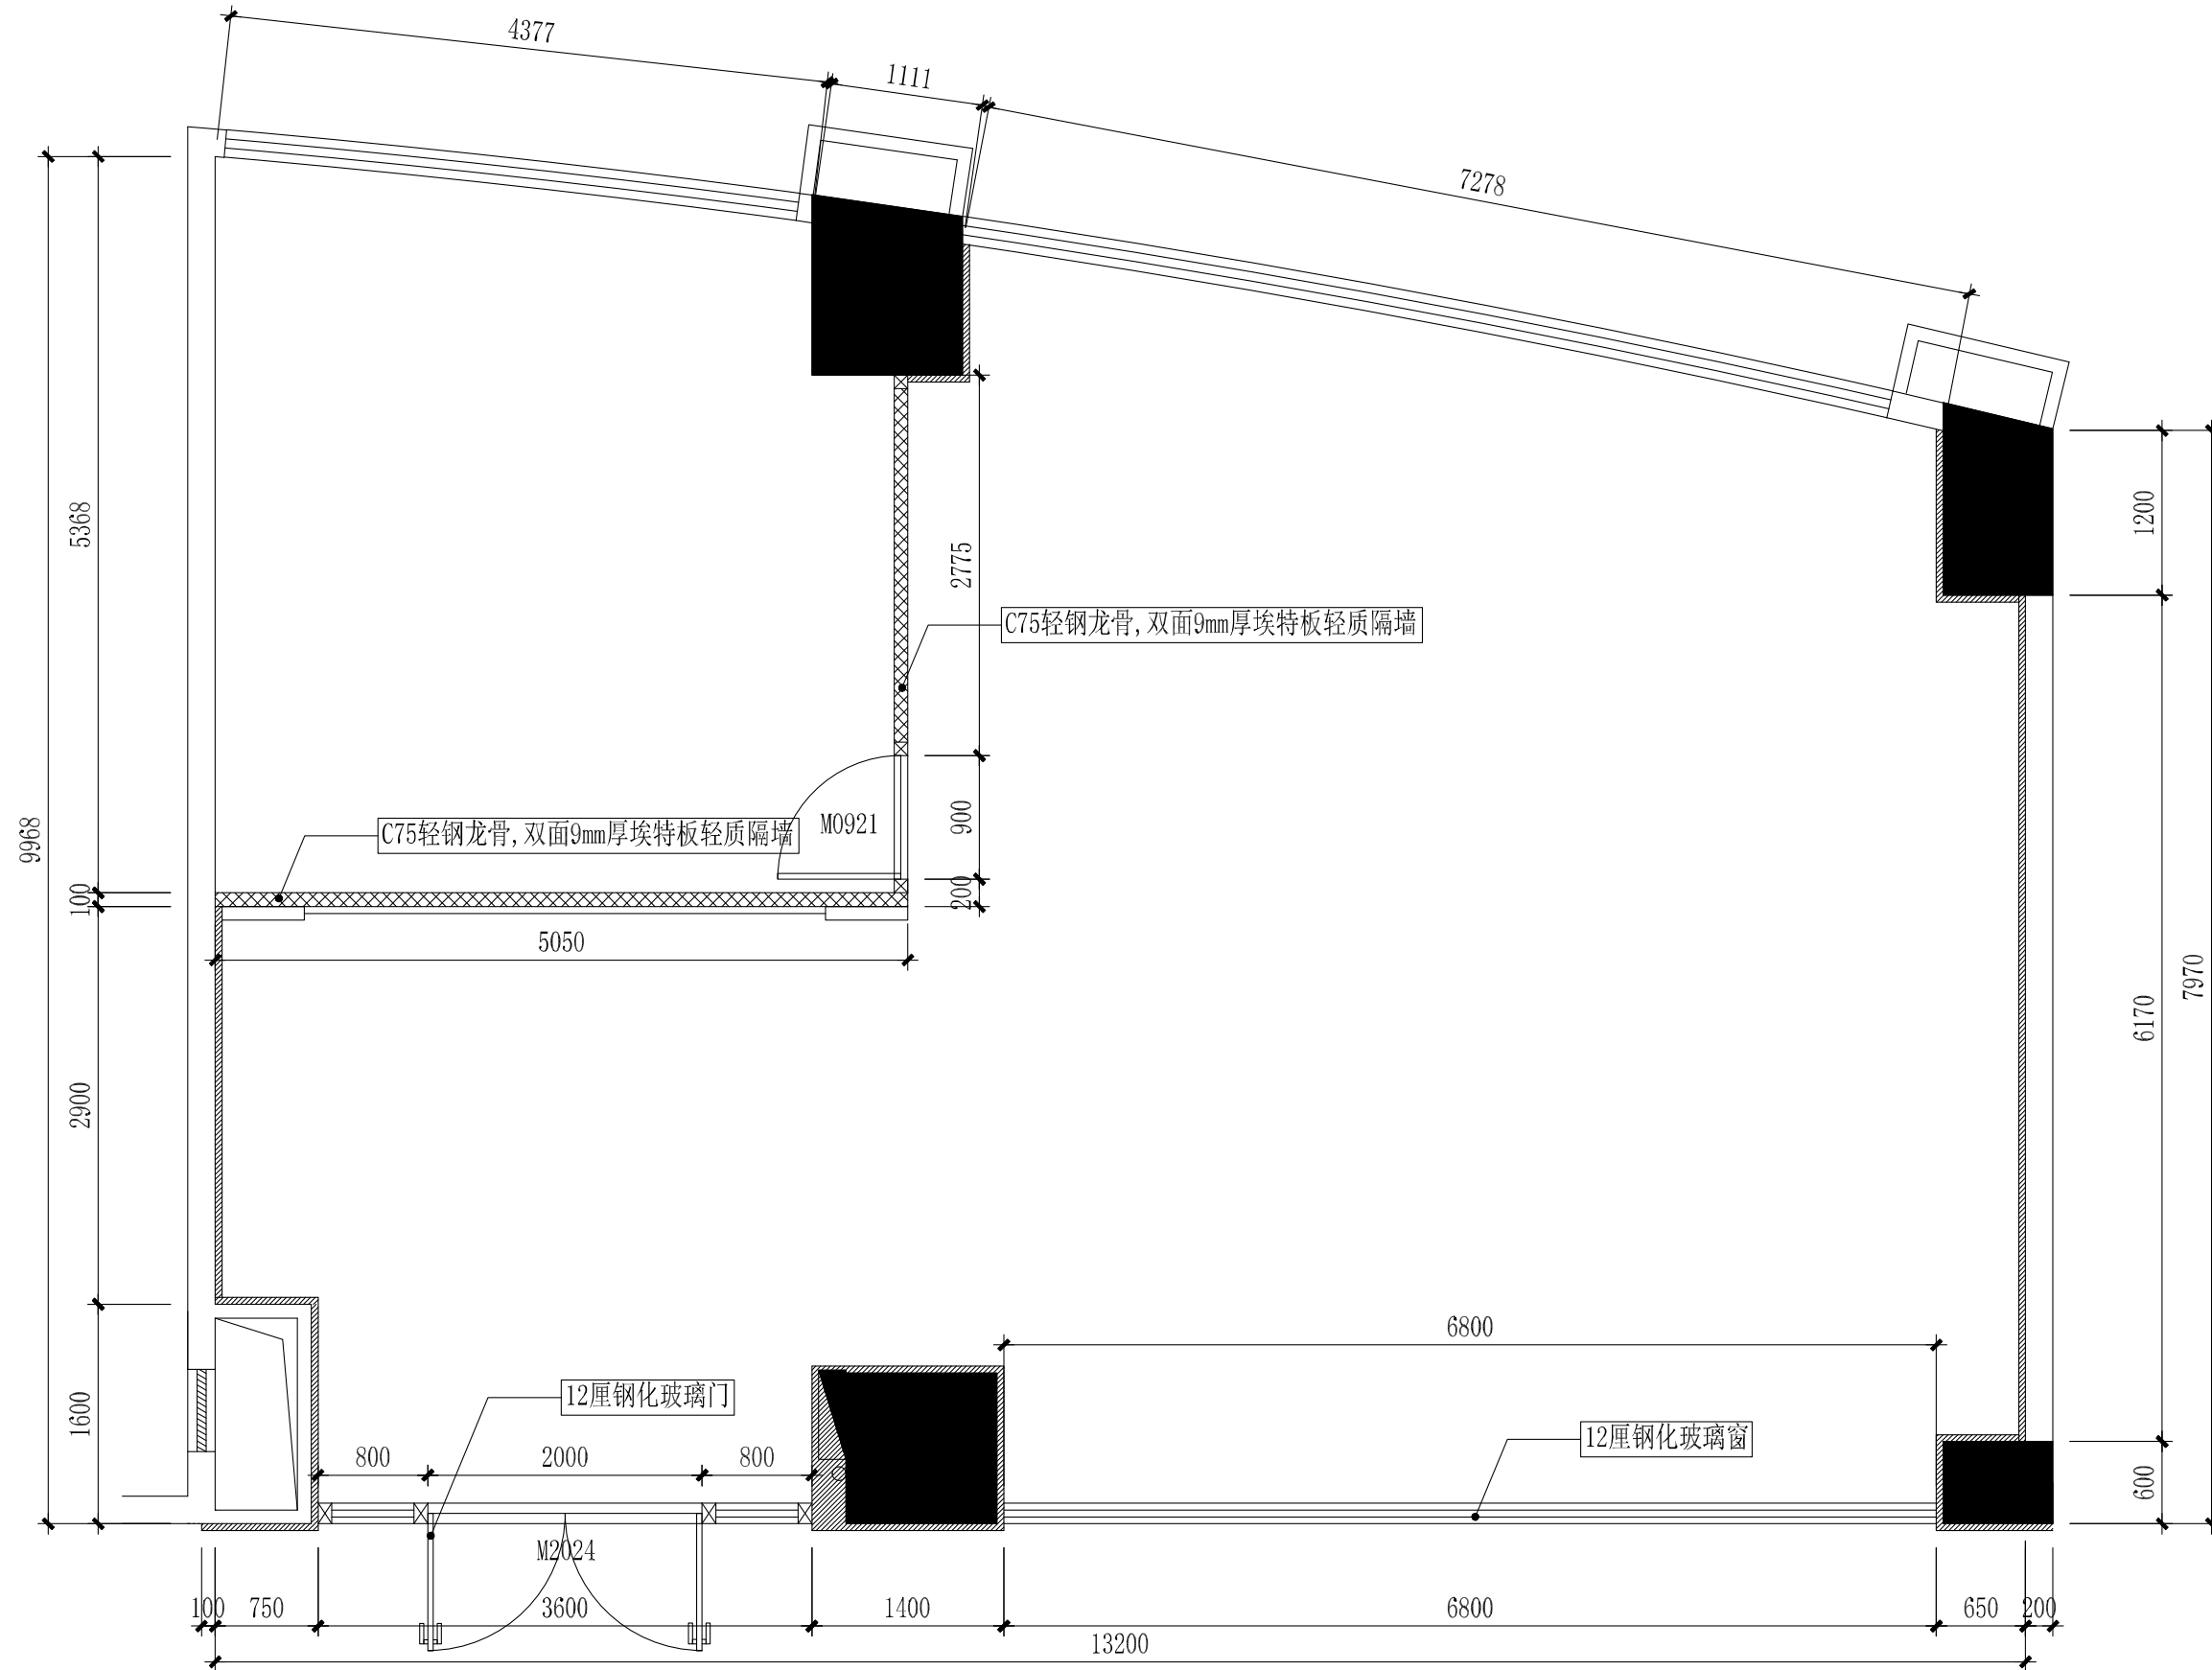

新建隔墙平面图 1:50

设计注册执业章
(签字)

设计出图专用章

设计	校核
制图	审核
专业负责人	审定

建设单位

项目名称(子项名称)

钦州市保税港区自贸大厦售楼部


图名

新建隔墙平面图

设计号	设计阶段
专业	施工图
图号	日期
	2021.12

P(a)-03

日期	日期	日期	日期
签名	签名	签名	签名
会签专业	会签专业	会签专业	会签专业
建筑	电气	暖通空调	
结构			
给排水			

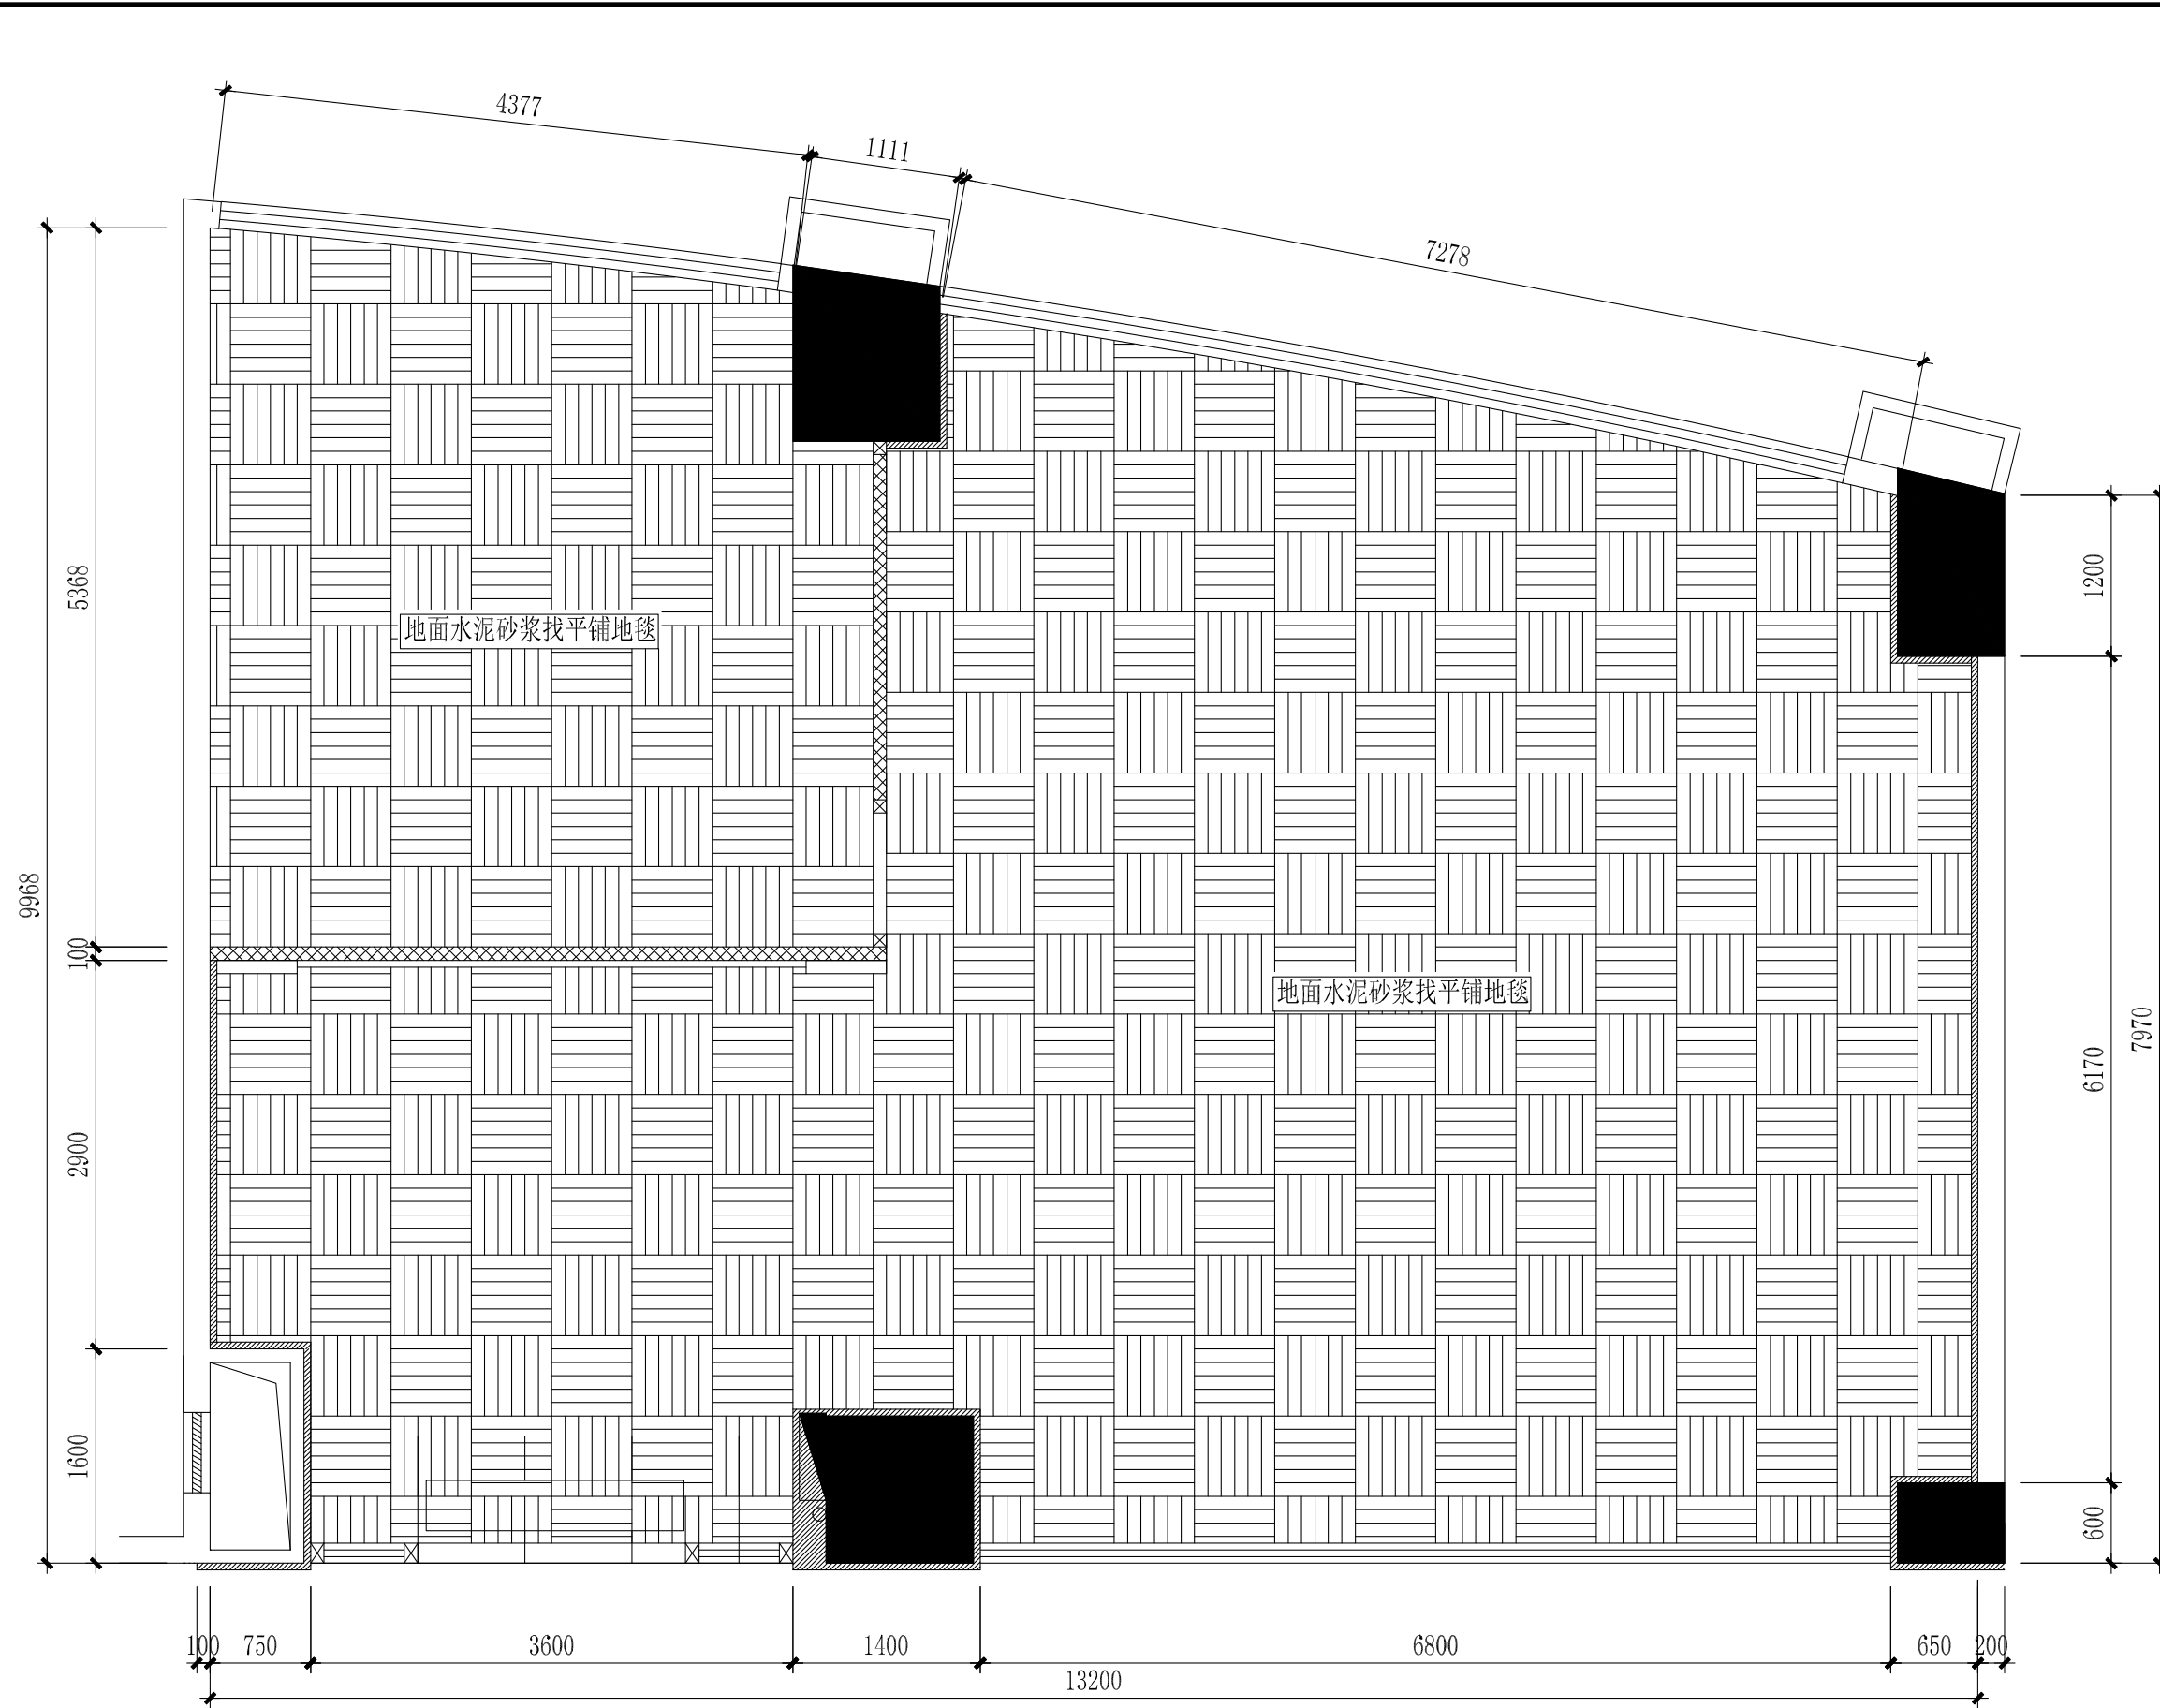

地面铺装平面图 1:50

注：地面地毯施工工艺详见 6
DY-01。

设计注册执业章
(签字)

设计出图专用章

设计	校核
制图	审核
专业负责人	审定

建设单位


项目名称(子项名称)

钦州市保税港区自贸大厦售楼部
图名

设计号	设计阶段
专业	施工图
日期	2021.12
图号	

P(a)-04

日期	姓名	专业	日期	姓名	专业
		电气			暖通空调
		建筑			给排水

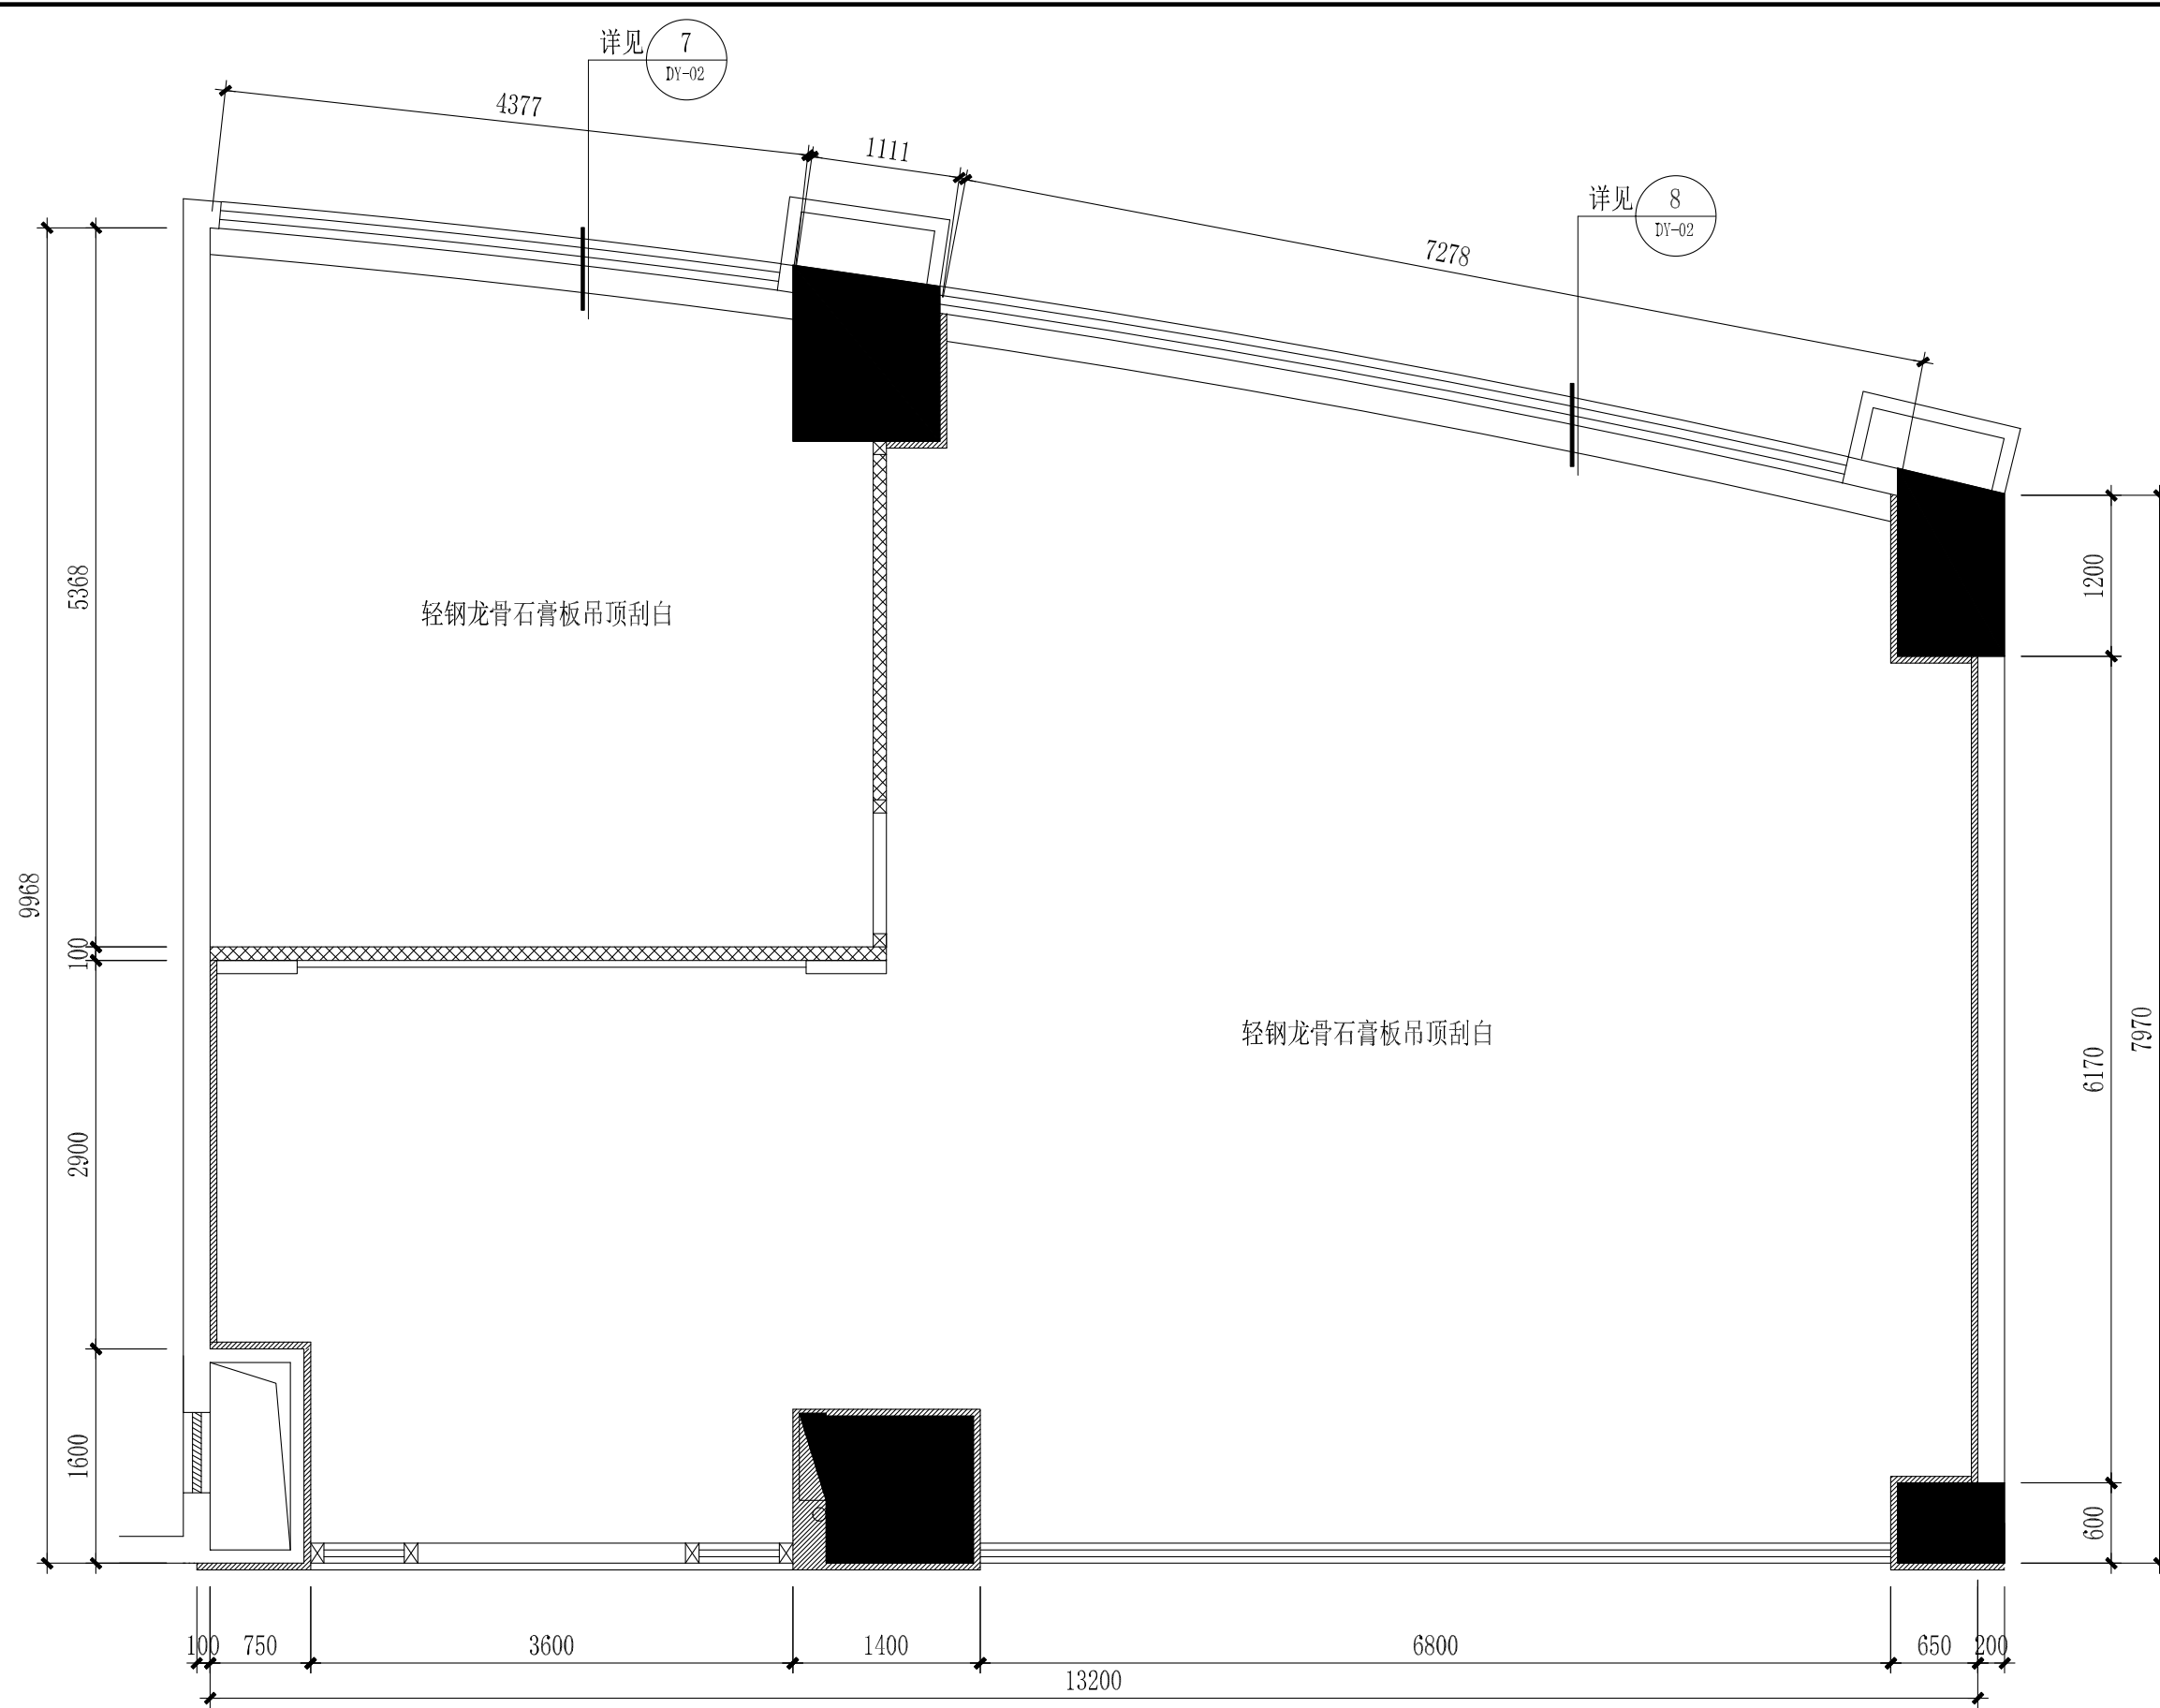

天花吊顶平面图 1:50

注：石膏板吊顶施工工艺详见 4
DY-01。

设计注册执业章
(签字)

设计出图专用章

设计	校核
制图	审核
专业负责人	审定

建设单位


项目名称(子项名称)

钦州市保税港区自贸大厦售楼部
图名

设计号	设计阶段
专业	施工图
日期	2021.12
图号	

P(a)-05

日期	签名	日期	签名
日期	签名	日期	签名
日期	签名	日期	签名
日期	签名	日期	签名
日期	签名	日期	签名
日期	签名	日期	签名
日期	签名	日期	签名

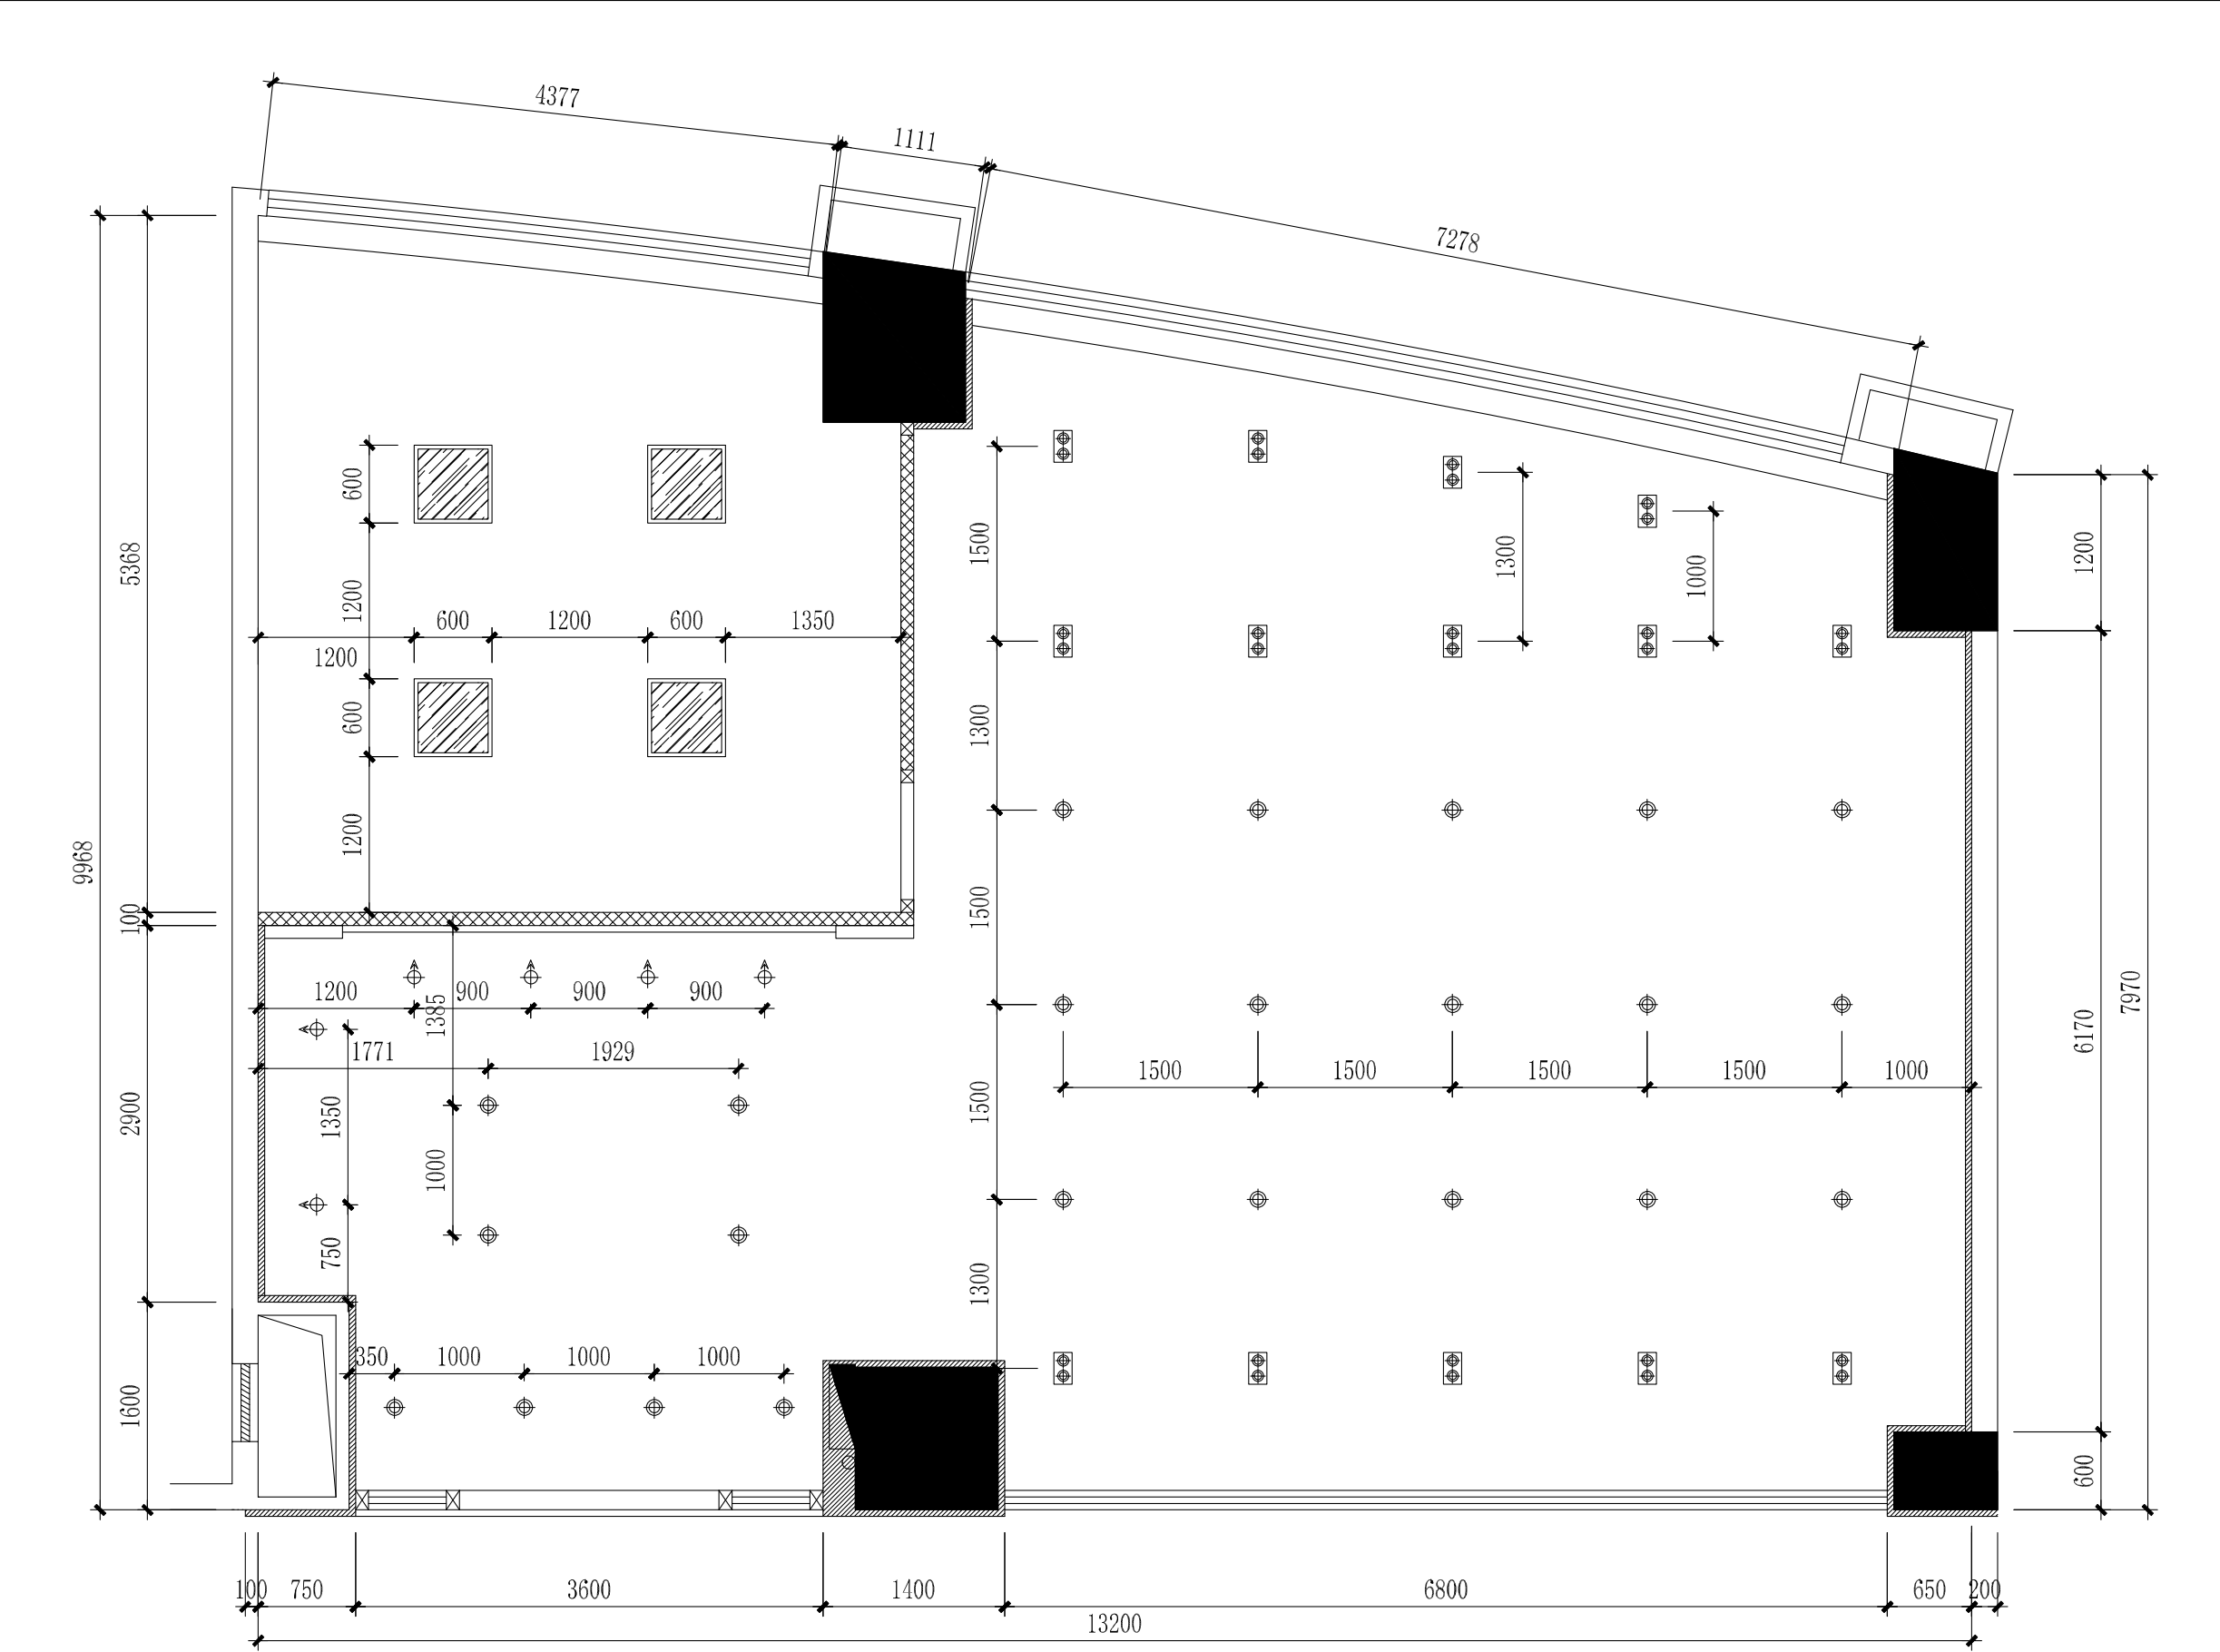

图例	说明
⊕	2.5LED射灯(嵌入式)(5W)
⊕	双头LED斗胆灯(12W)
⊕	3.5寸LED筒灯(嵌入式)(9W)

天花灯具布置图 1:50

设计注册执业章
(签字)

设计出图专用章

设计	校核
制图	审核
专业负责人	审定

建设单位


项目名称(子项名称)

钦州市保税港区自贸大厦售楼部
图名

设计号	设计阶段
专业	施工图
日期	2021.12
图号	

P(a)-06

日期	姓名	专业	日期	姓名	专业
		电气			暖通空调
		建筑			给排水

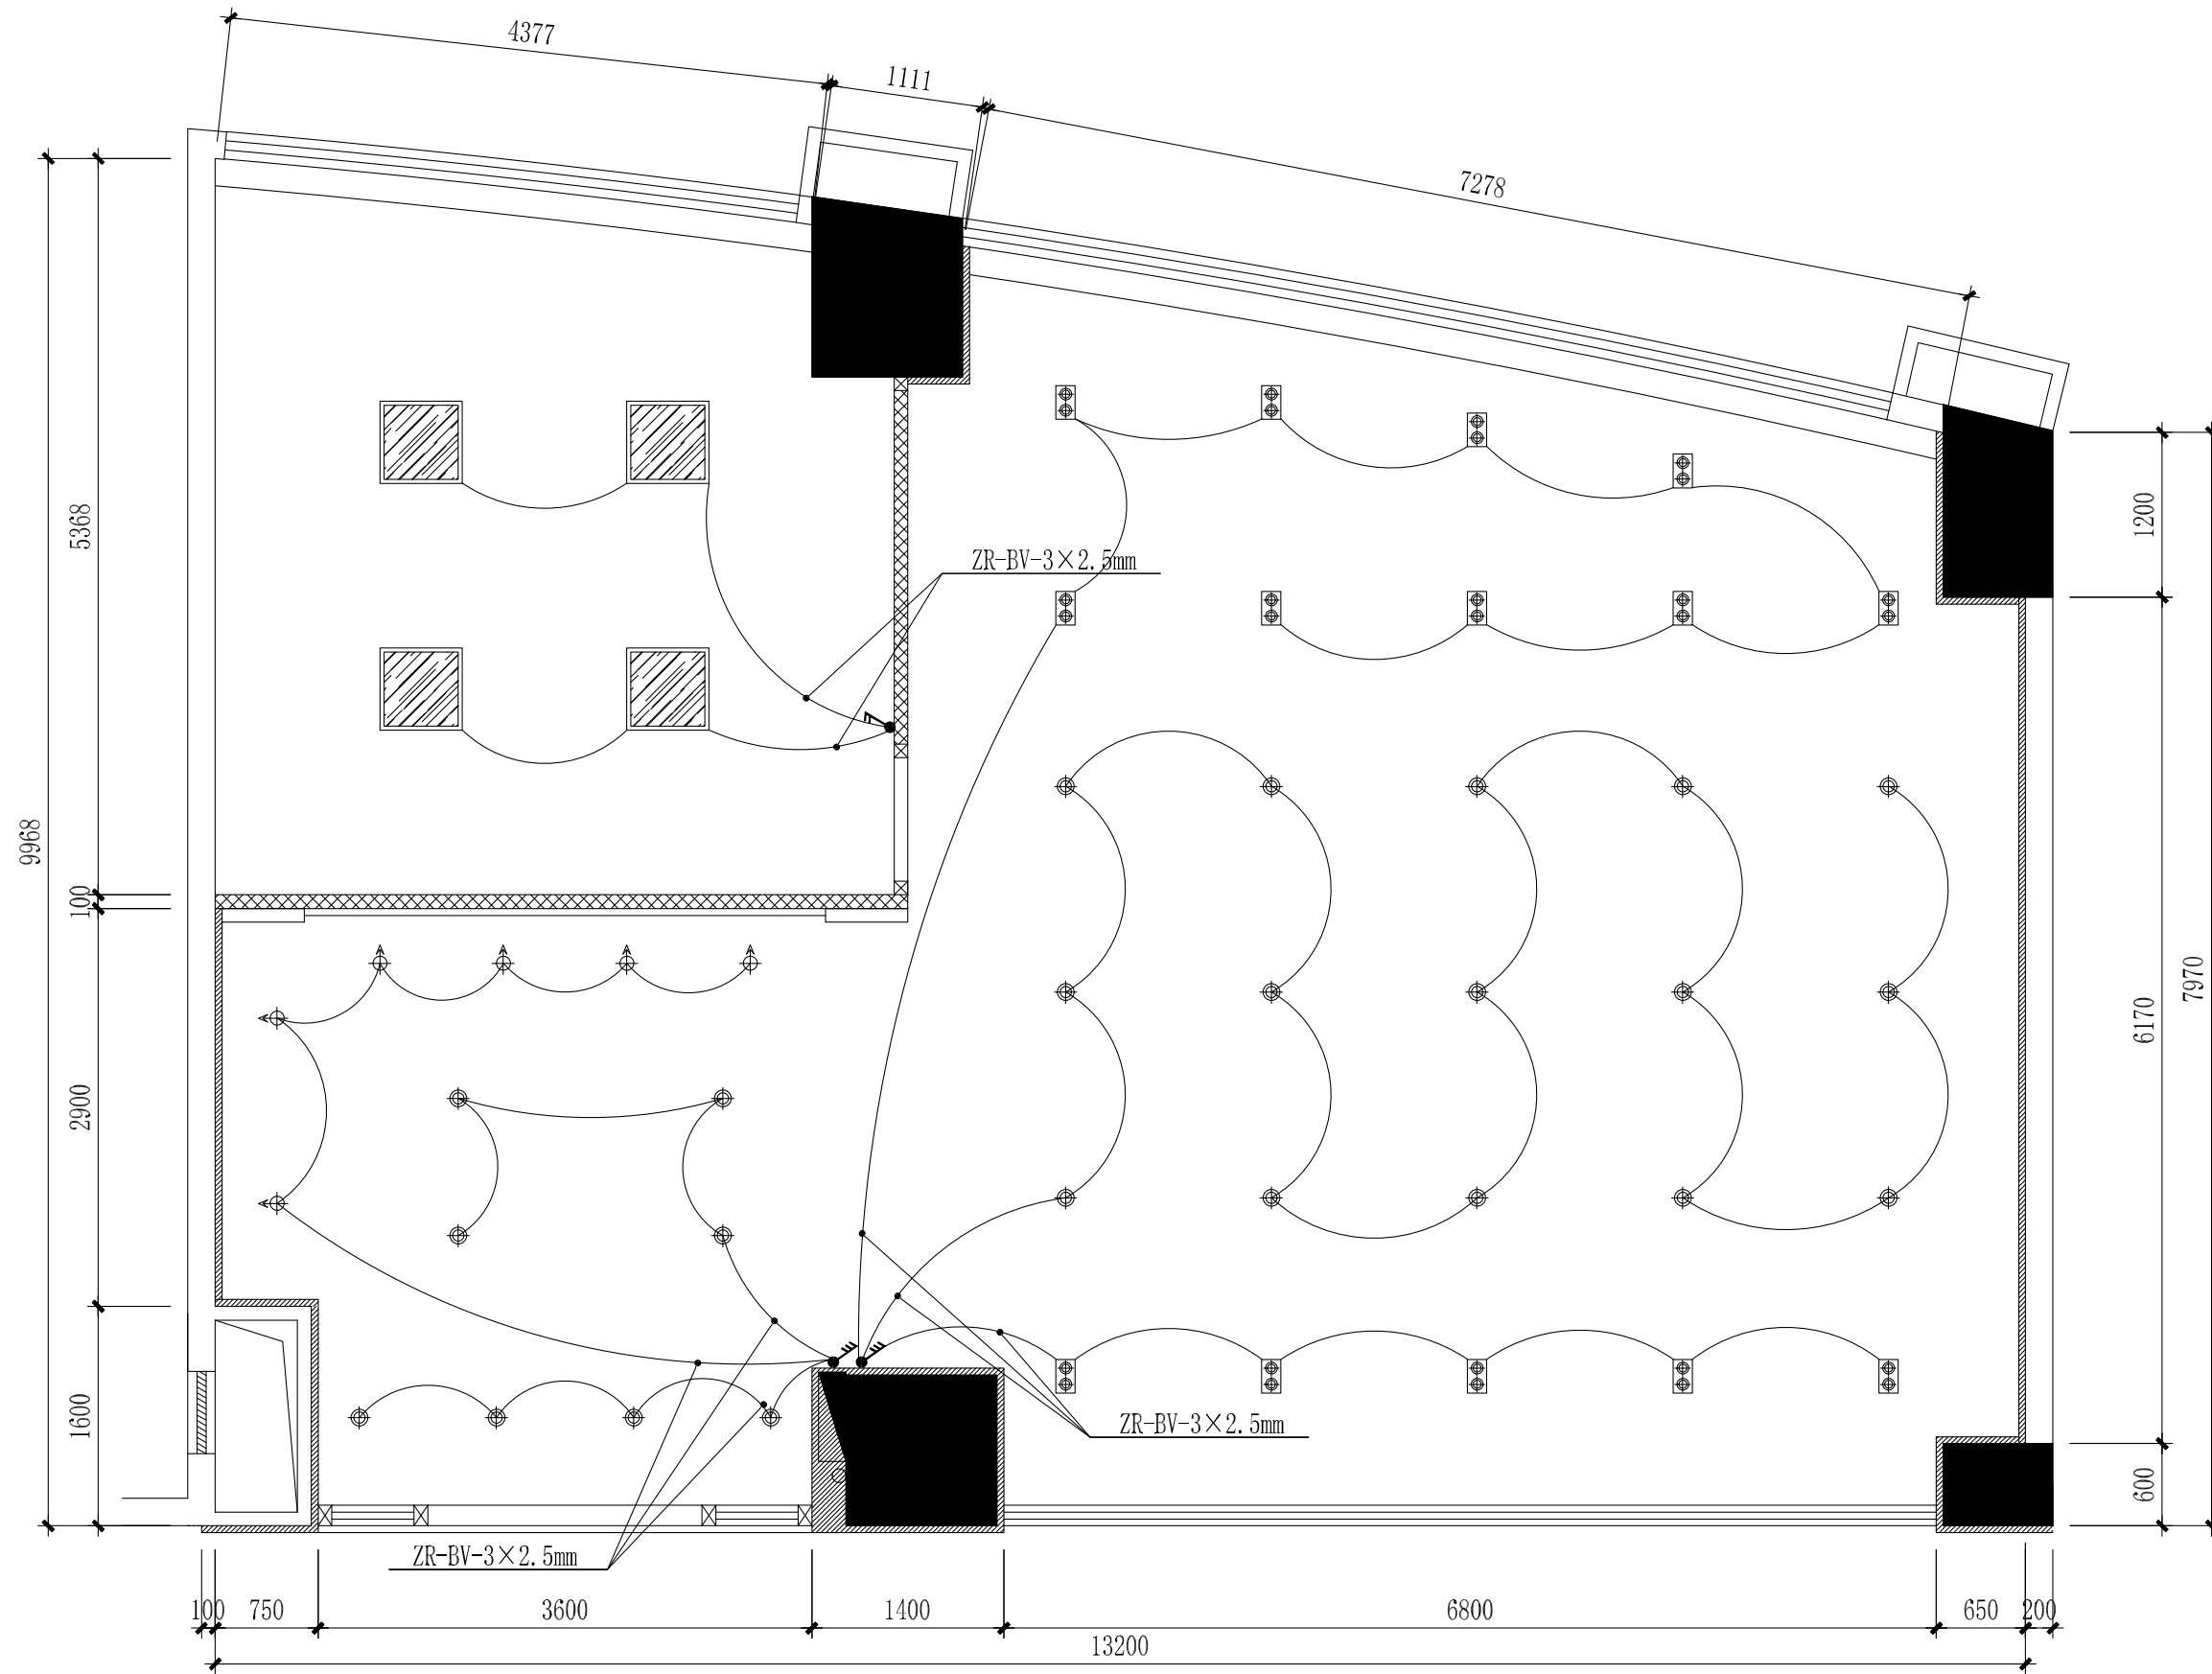

图例	说明
⊕	2.5LED射灯(嵌入式)(5W)
⊕	双头LED斗胆灯(12W)
⊕	3.5寸LED筒灯(嵌入式)(9W)

天花灯具连线图 1:50

图例	说明	备注
⚡	二位单控开关(220V/10A)	安装高度1300mm
⚡	三位单控开关(220V/10A)	安装高度1300mm

设计	校核
制图	审核
专业负责人	审定

建设单位
项目名称(子项名称)


钦州市保税港区自贸大厦售楼部
图名

设计号	设计阶段
专业	施工图
图号	日期
P(a)-07	2021.12

设计注册执业章
(签字)

设计出图专用章

日期	日期	日期	日期
签名	签名	签名	签名
专业	专业	专业	专业
电气	暖通空调	建筑	给排水
---	---	---	---
---	---	---	---
---	---	---	---

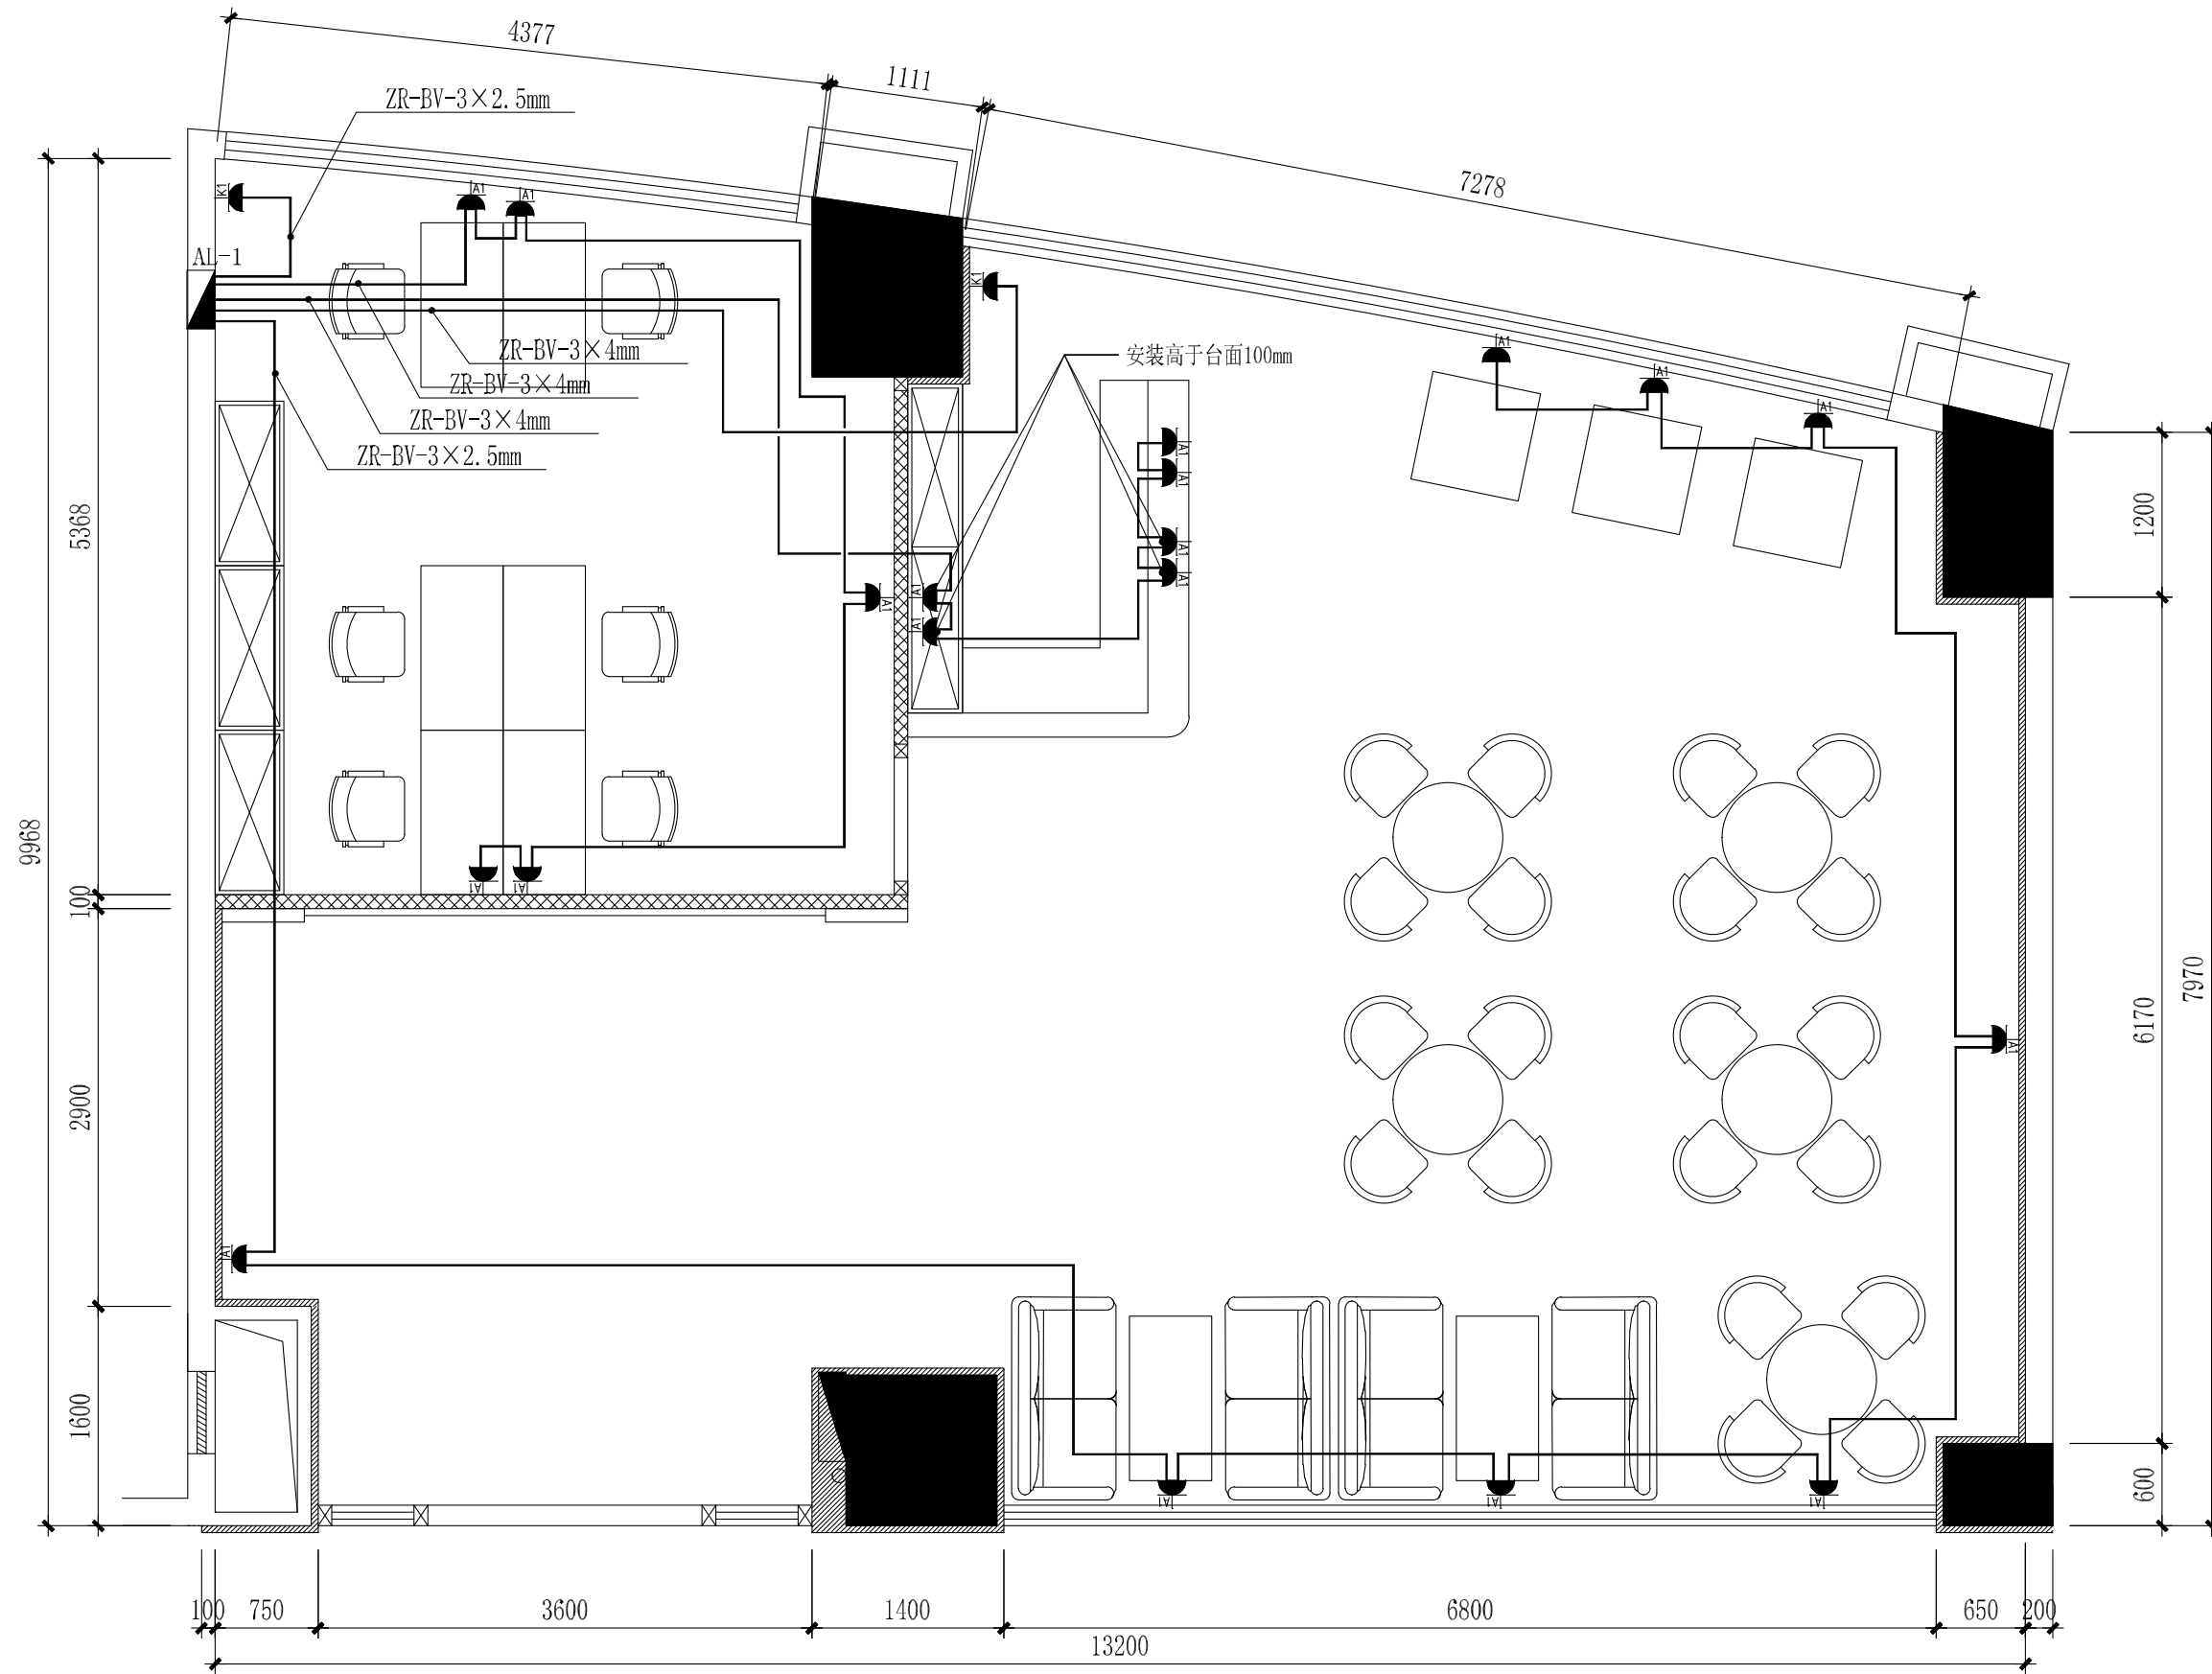

强电插座布置图 1:50

图例	说明	备注
AL-1	配电箱	安装高度1500mm
IA1	五孔插座 (250V/10A)	暗装, 无特别说明外, 安装高度300mm
KA1	空调插座 (250V/16A)	暗装

设计注册执业章
(签字)

设计出图专用章

设计	校核
制图	审核
专业负责人	审定

建设单位

项目名称(子项名称)


钦州市保税港区自贸大厦售楼部
图名

天花灯具布置图

设计号	设计阶段
专业	施工图
日期	2021.12
图号	

P(a)-08

日期	日期	日期	日期
签名	签名	签名	签名
会签专业	会签专业	会签专业	会签专业
电气	暖通空调	建筑	结构
---	---	---	---
---	---	---	---
---	---	给排水	

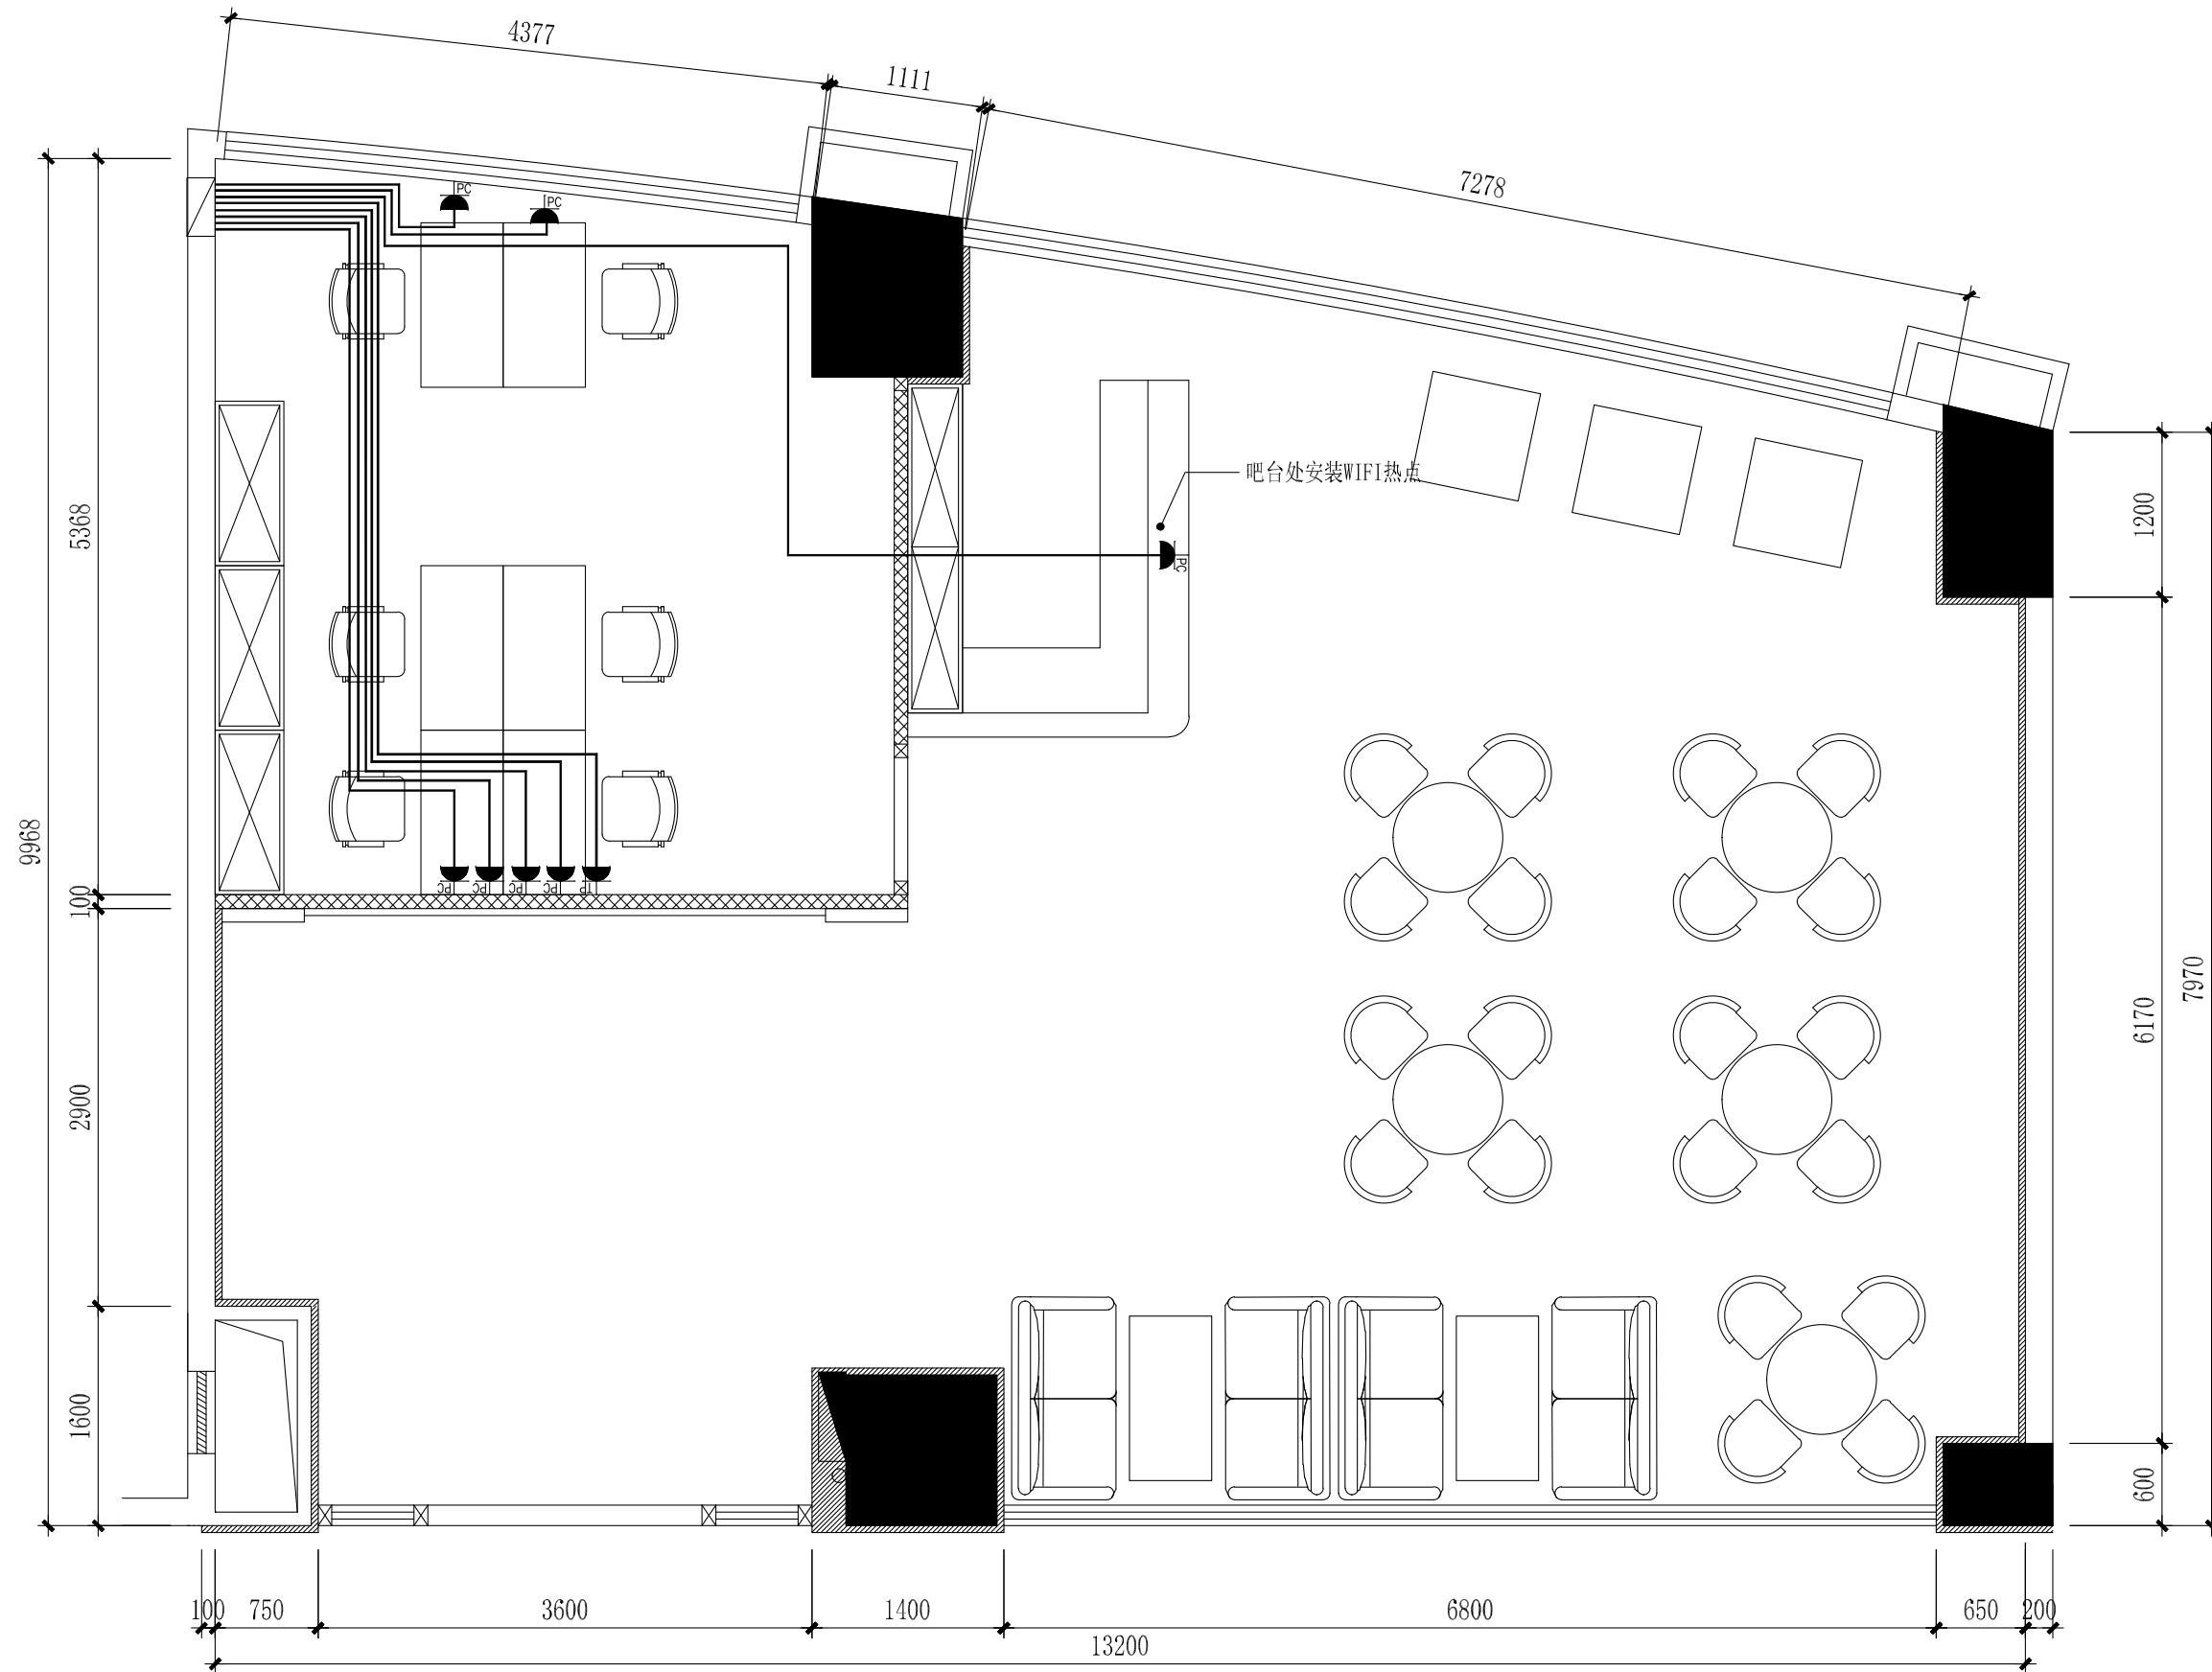

弱电插座布置图 1:50

注：网络、电话线均使用超五类网线铺设。

图例	说明	备注
	弱电箱	安装高度1500mm
	电脑网络插座	暗装, 无特别说明外, 安装高度300mm
	电话插座	暗装, 无特别说明外, 安装高度300mm

设计注册执业章
(签字)


设计	校核
制图	审核
专业负责人	审定

建设单位
项目名称(子项名称)


钦州市保税港区自贸大厦售楼部
图名

天花灯具布置图	设计阶段
设计号	施工图
专业	日期
图号	2021.12
P(a)-09	

日期		签名	
会签专业	电气	暖通空调	
日期		签名	
会签专业	建筑	结构	给排水

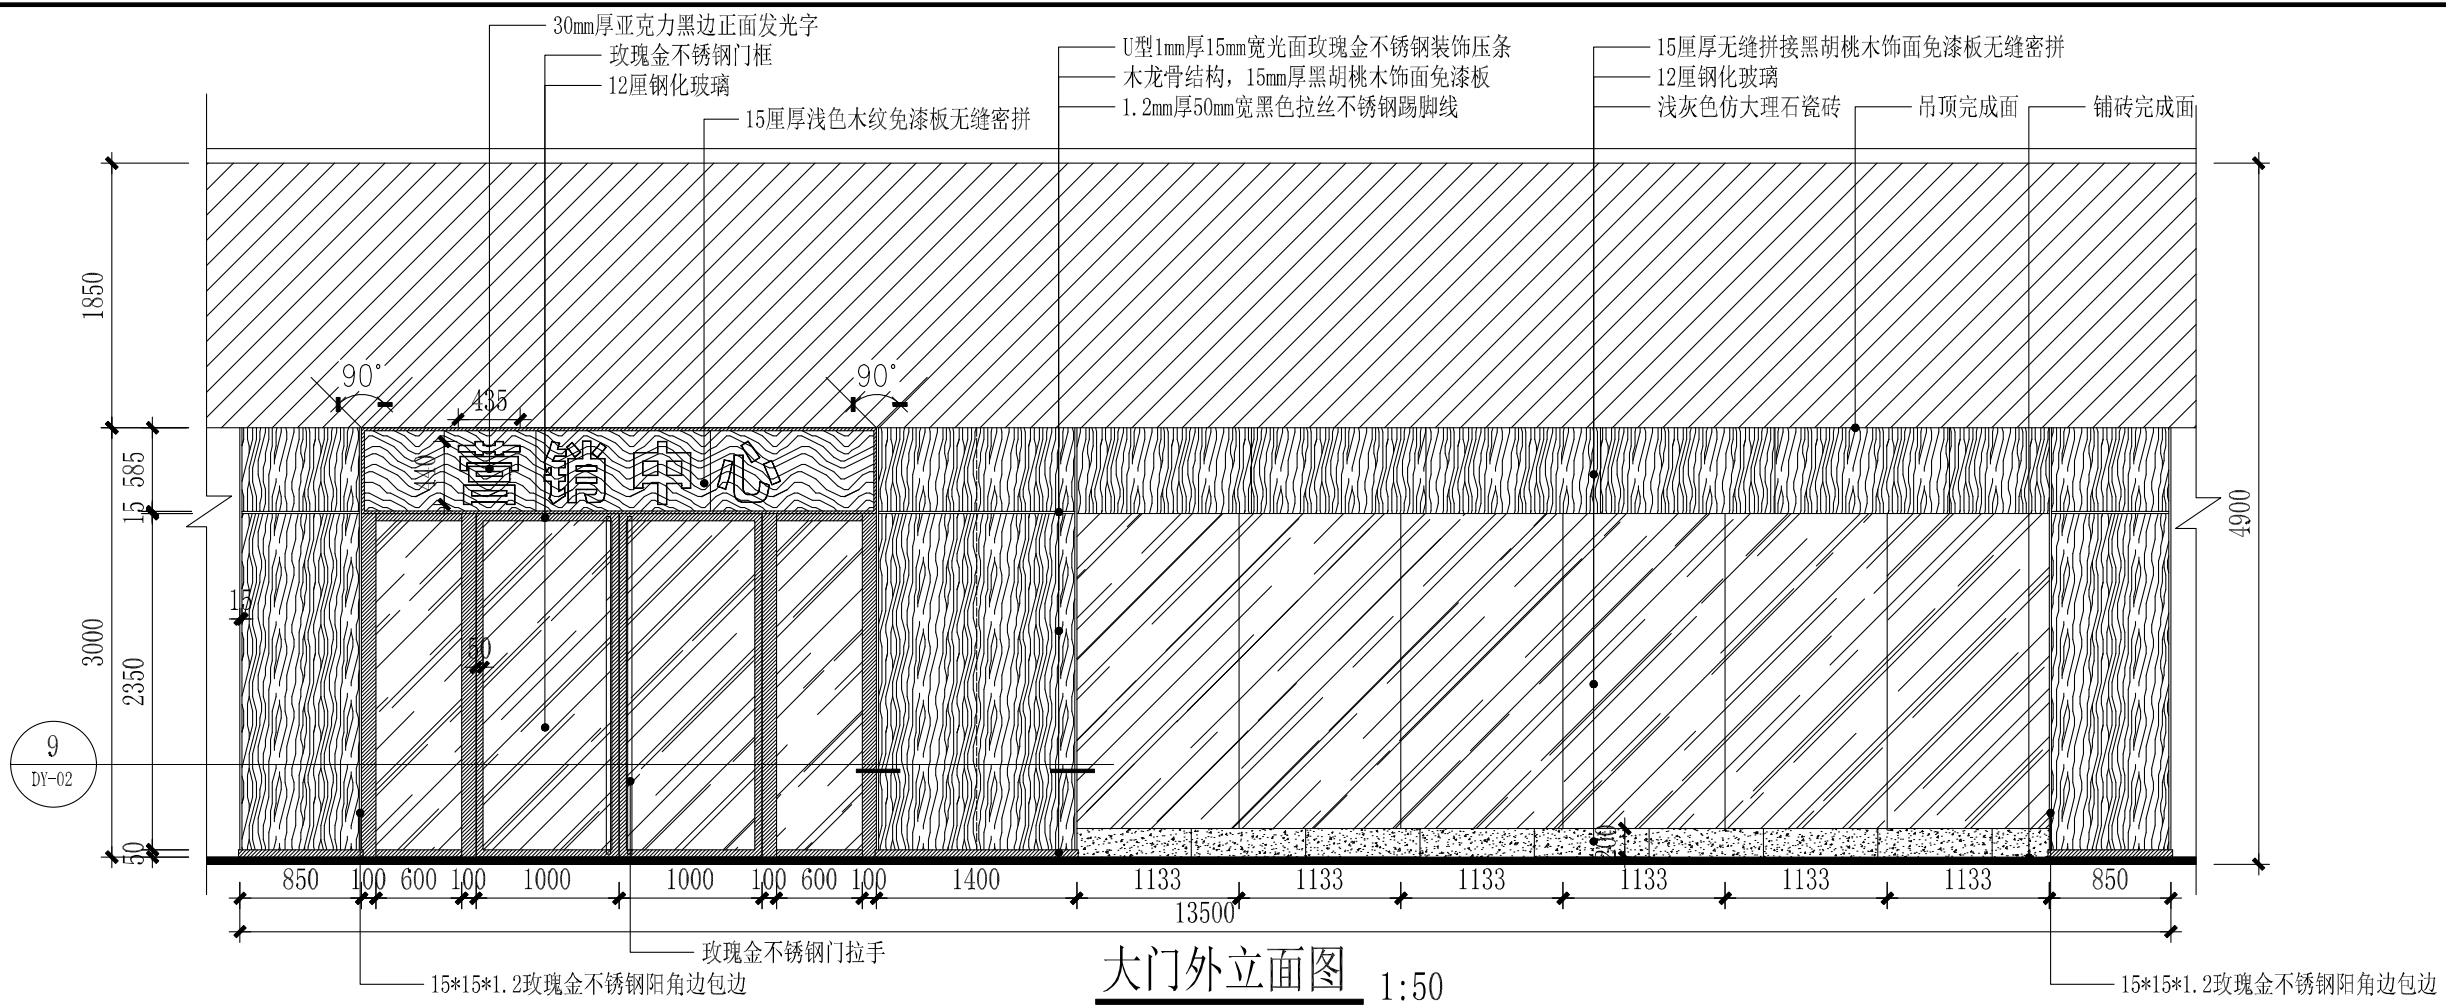

大门外立面图 1:50

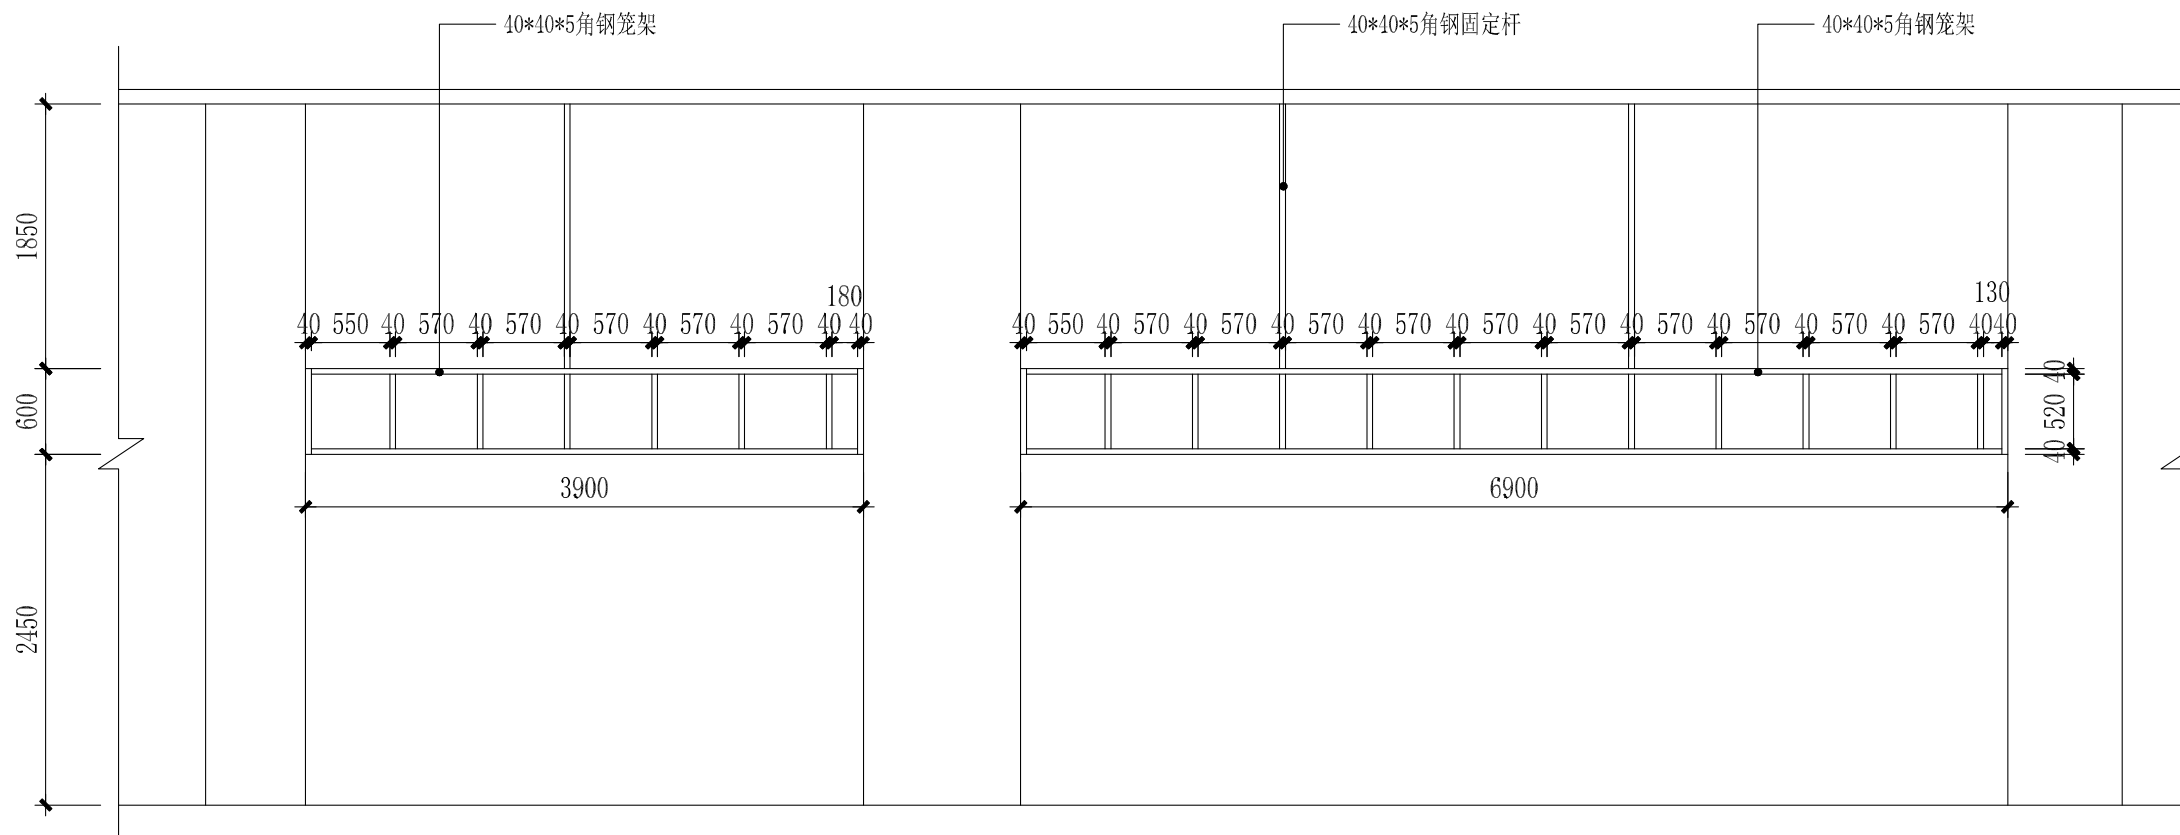

大门门头钢架结构图 1:50



注：其他包柱做法参照 8
L(a)-01

设计注册执业章
(签字)

设计出图专用章

设计	校核
制图	审核
专业负责人	审定
建设单位	
项目名称(子项名称)	
钦州市保税港区自贸大厦售楼部 图名	
大门立面图	
设计号	设计阶段
专业	施工图
日期	日期
2021.12	
图号	
L(a)-01	

日期		签名	
会签专业	电气	暖通空调	
日期		签名	
会签专业	建筑	结构	给排水

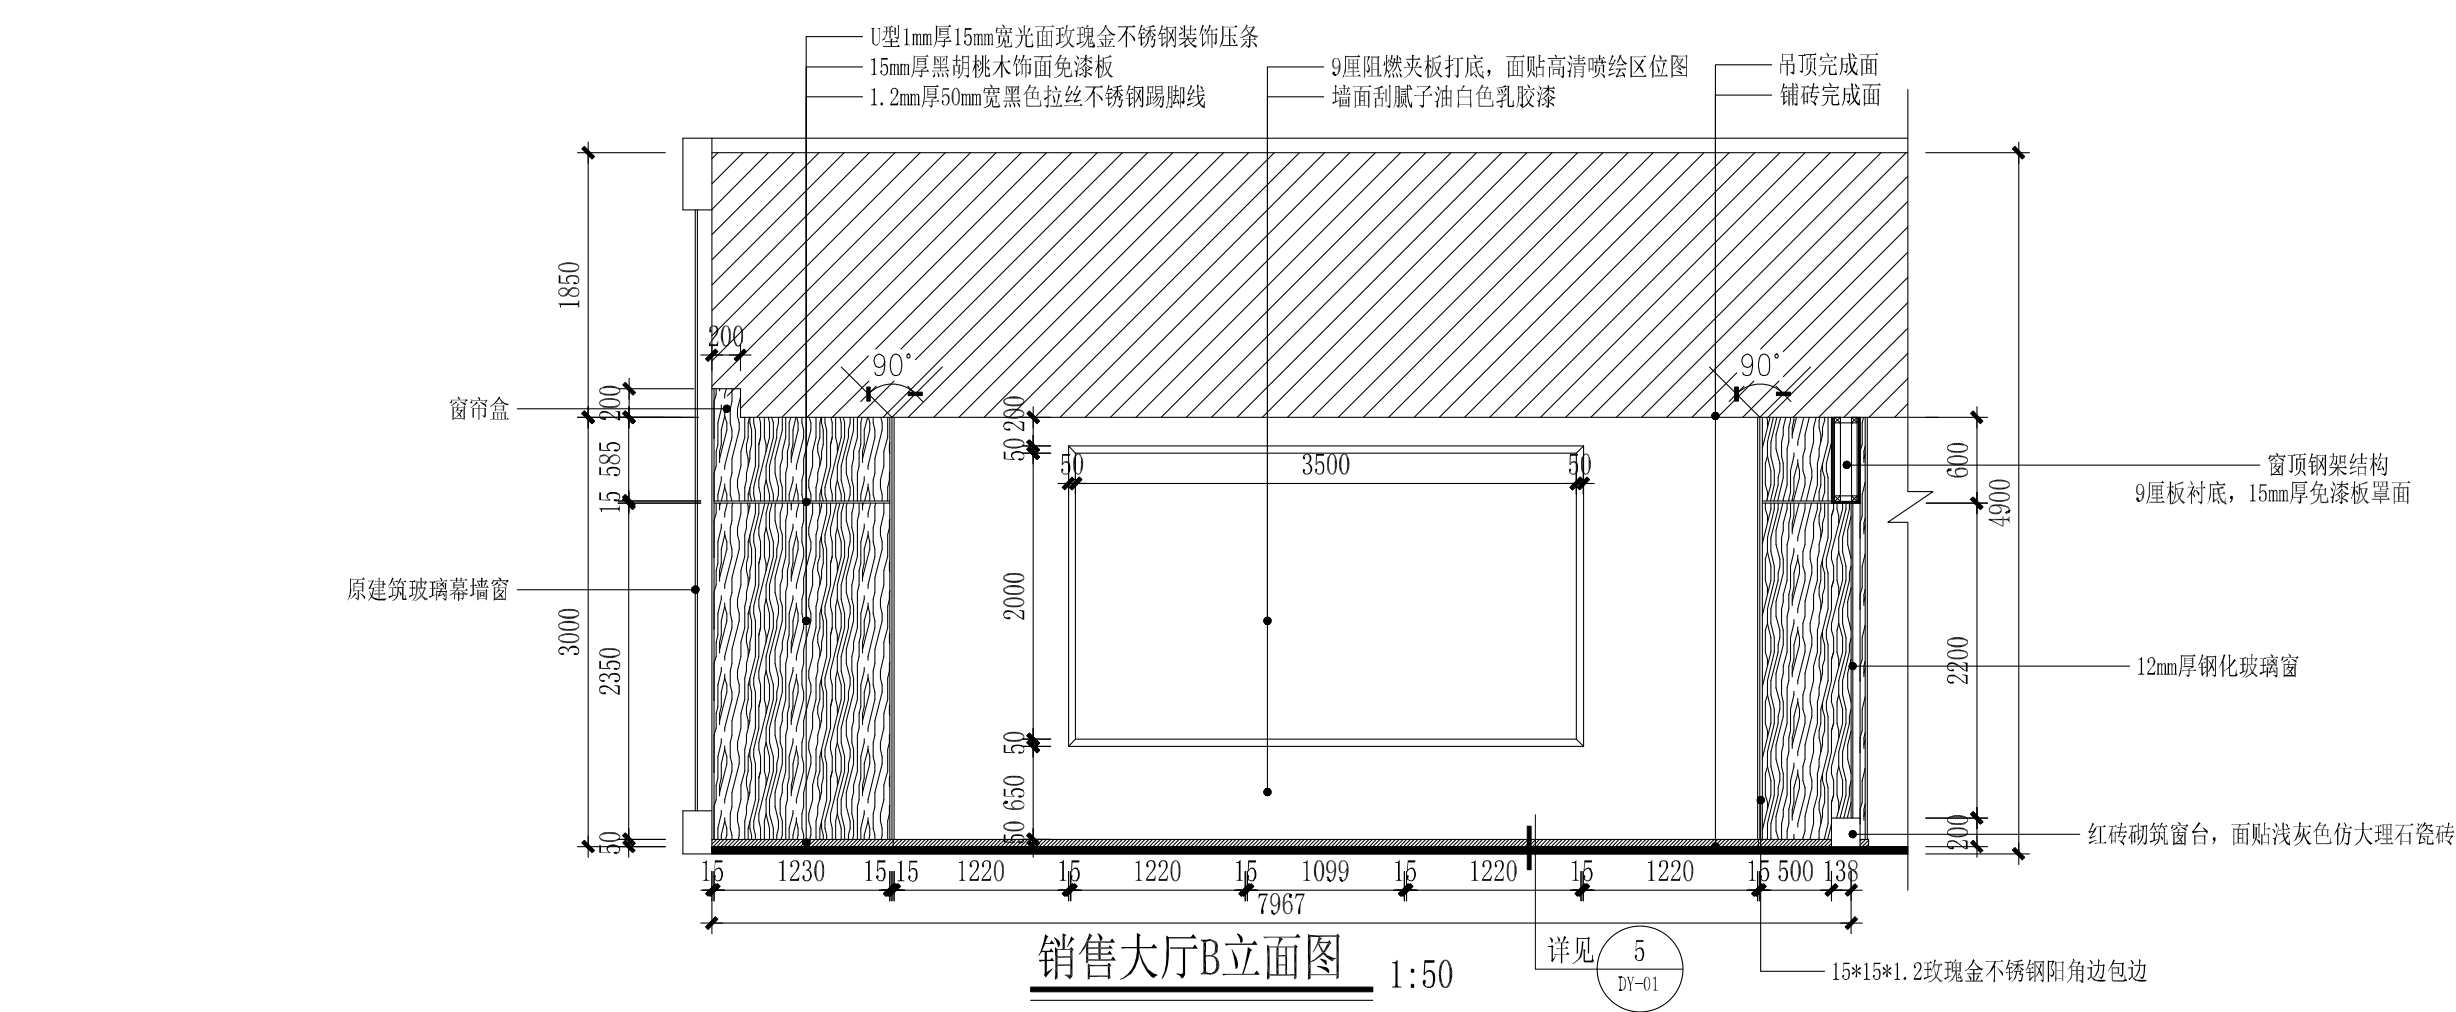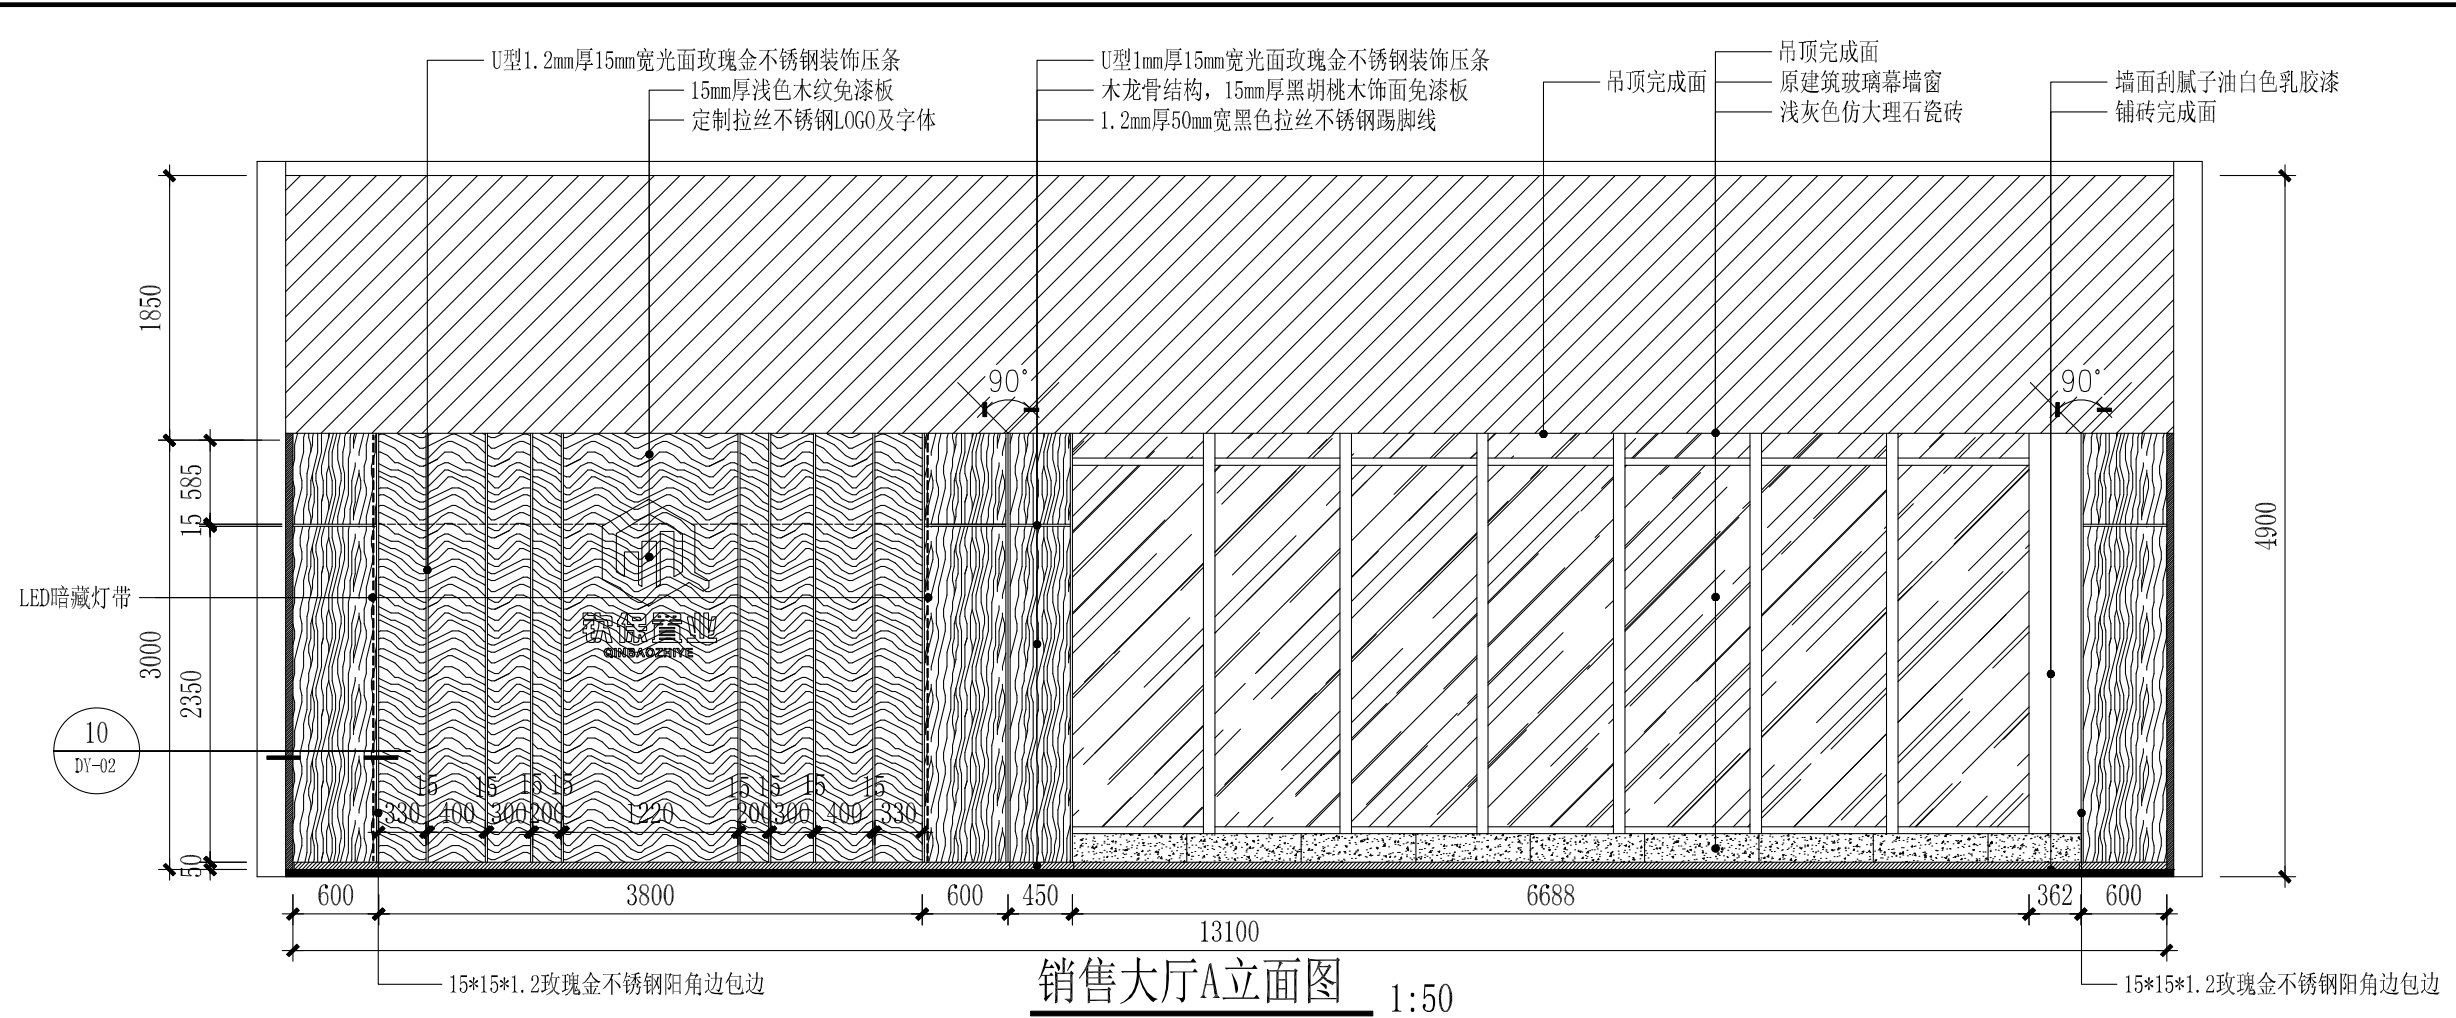

设计注册执业章
(签字)

设计出图专用章

设计	校核
制图	审核
专业负责人	审定

建设单位

项目名称(子项名称)


钦州市保税港区自贸大厦售楼部
图名

销售大厅A、B立面图


设计号	设计阶段
专业	施工图
图号	日期
	2021.12

L(a)-02

日期		签名	
会签专业	电气	暖通空调	
日期		签名	
会签专业	建筑	结构	给排水

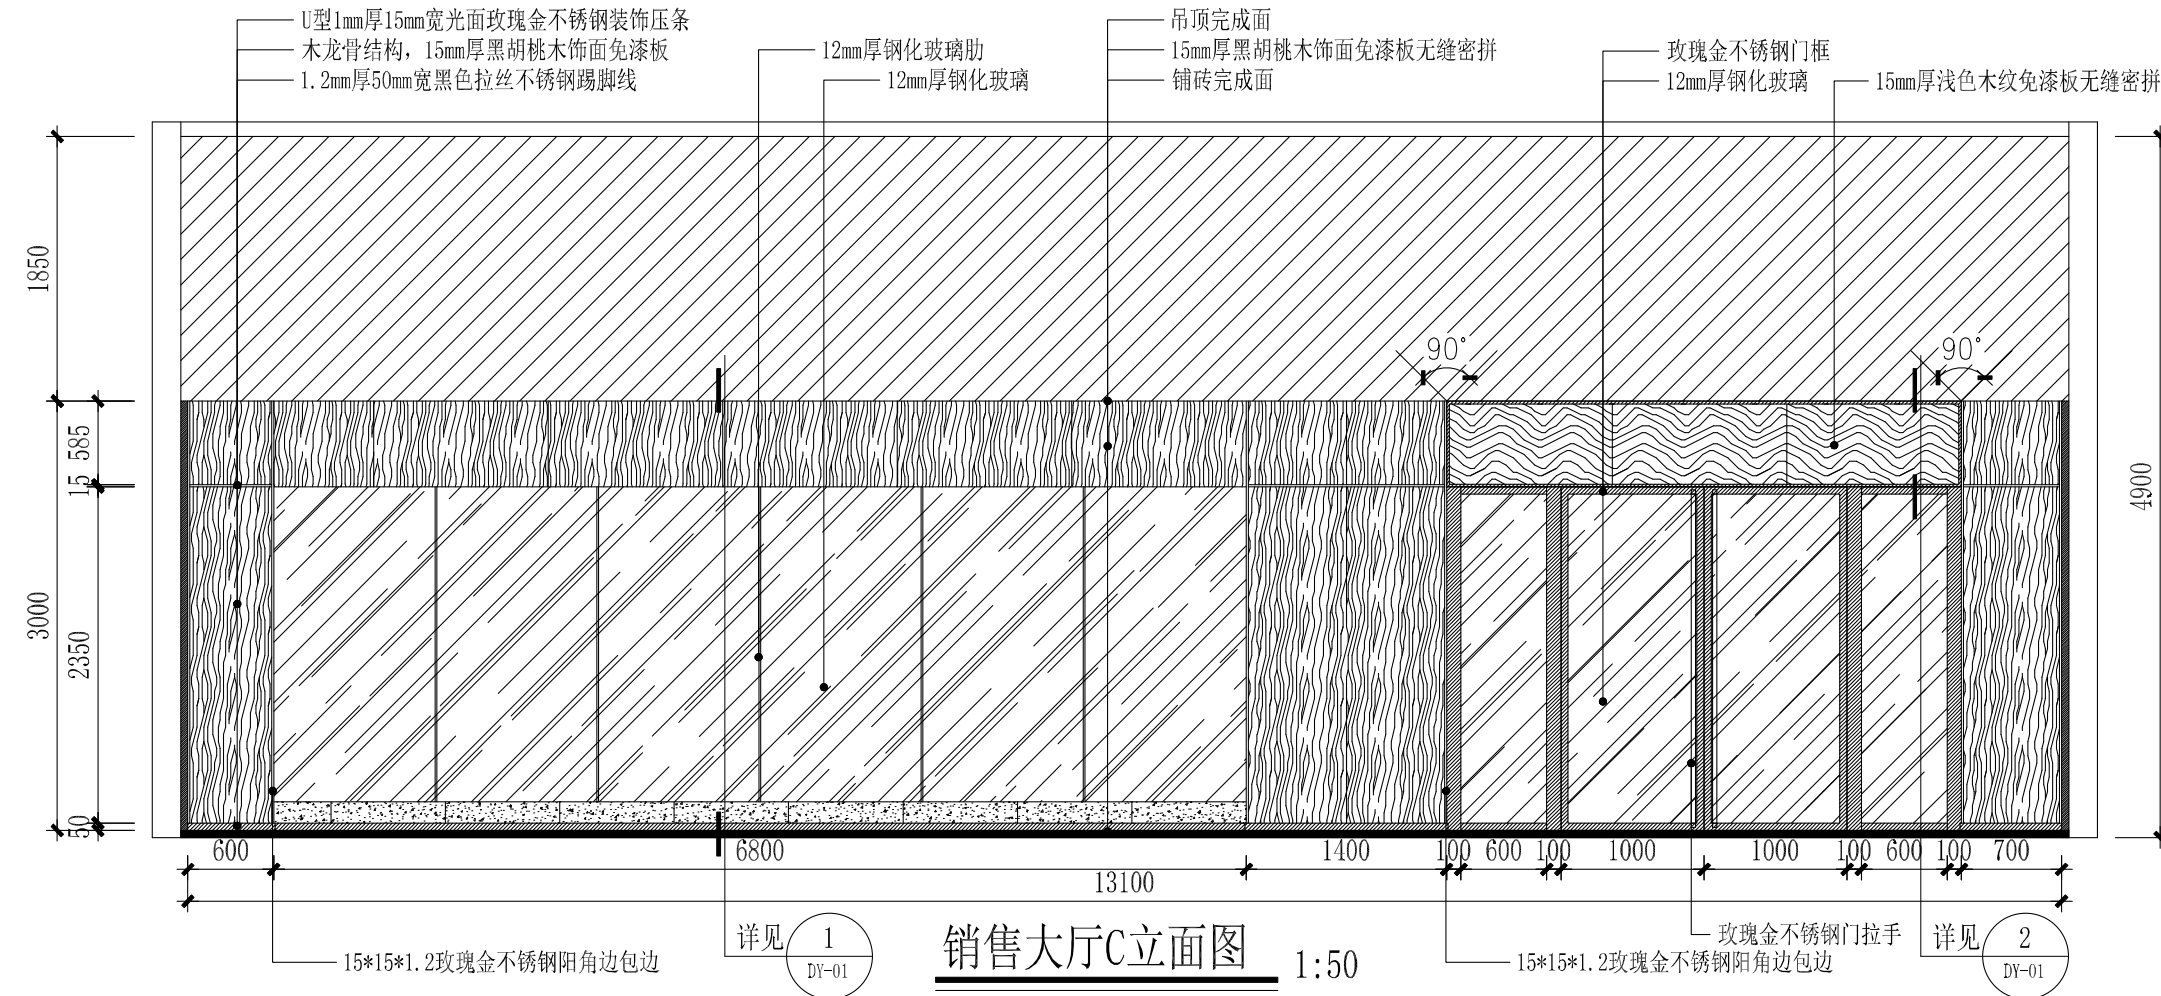

销售大厅C立面图 1:50

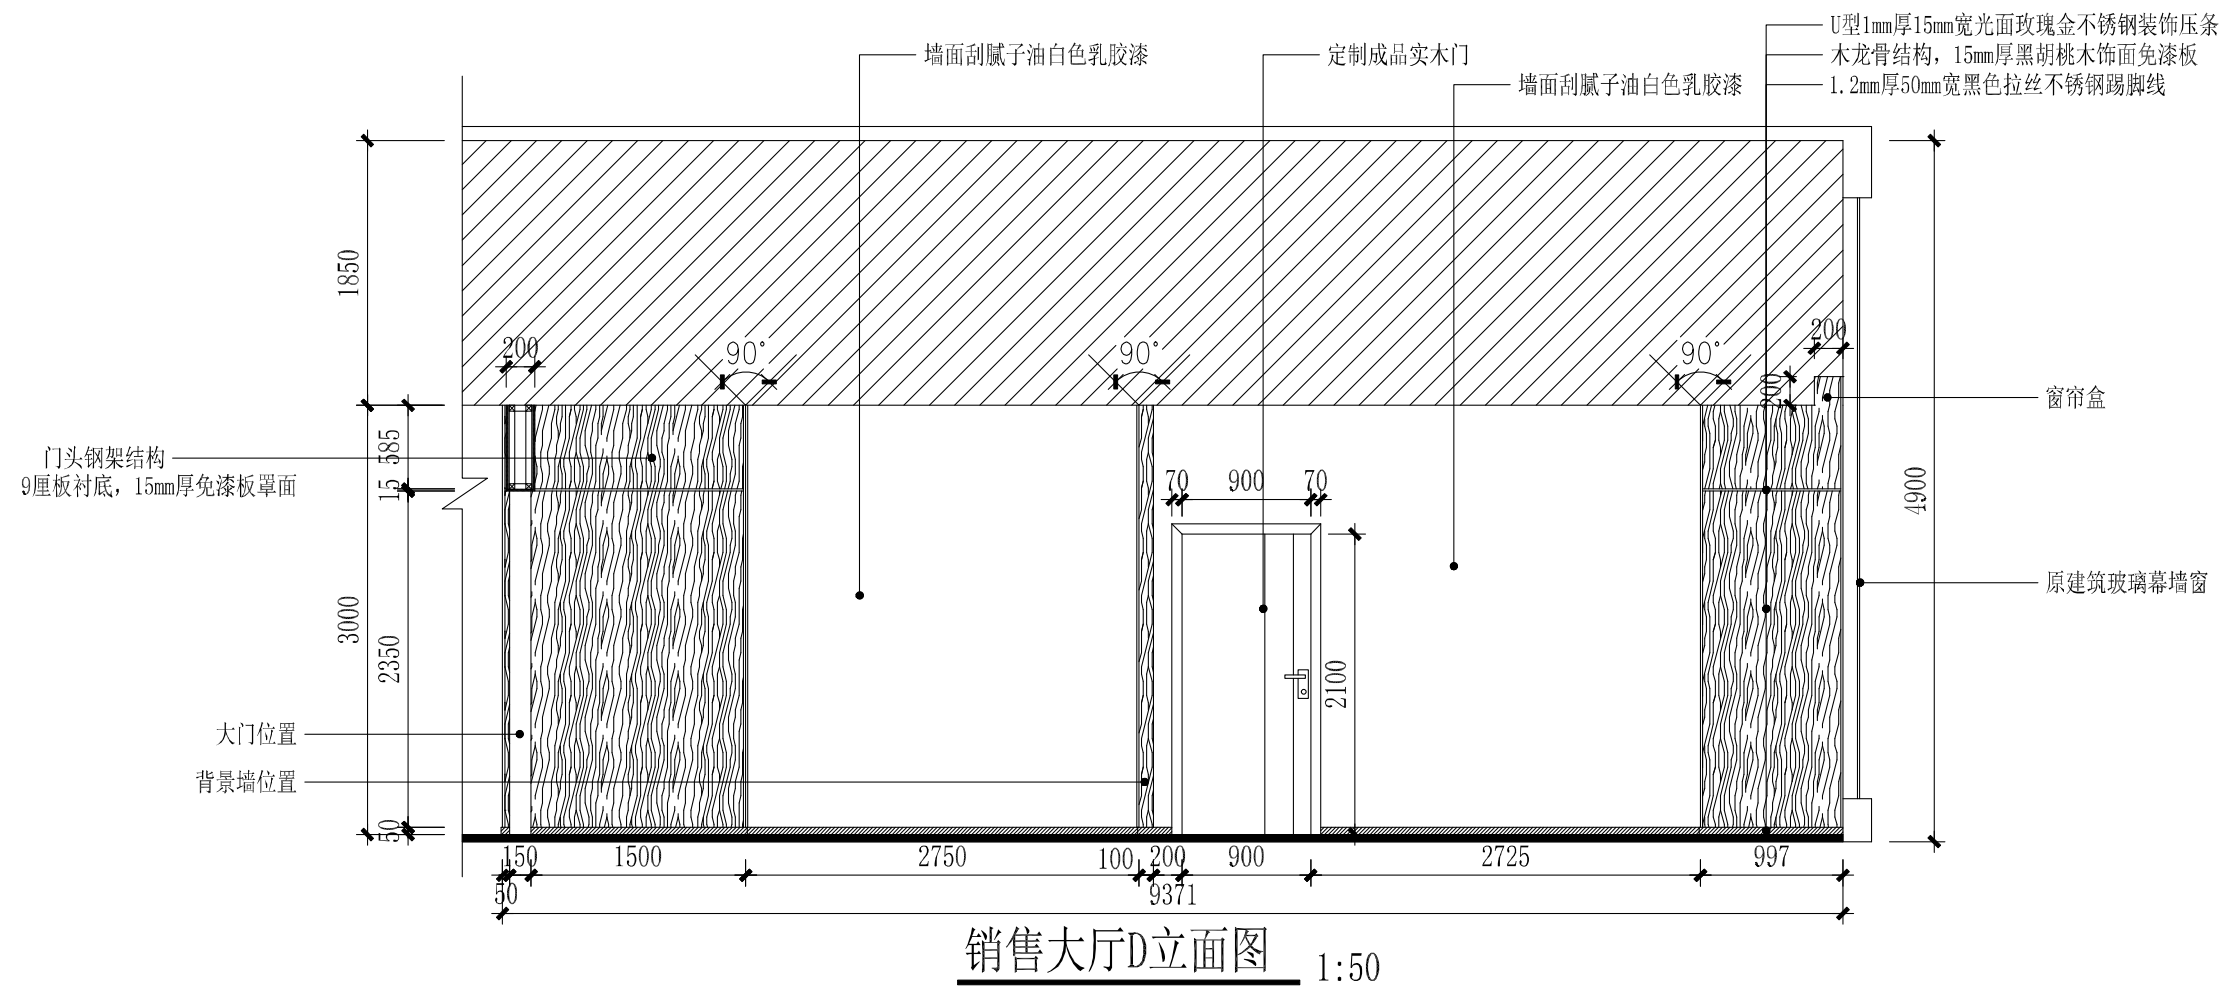

销售大厅D立面图 1:50

设计注册执业章
(签字)

设计出图专用章

设计	校核
制图	审核
专业负责人	审定

建设单位

项目名称(子项名称)


钦州市保税港区自贸大厦售楼部
图名

销售大厅C、D立面图


设计号	设计阶段
专业	施工图
日期	日期
图号	2021.12

L(a)-03


日期		签名	
会签专业	电气	暖通空调	
日期		签名	
会签专业	建筑	结构	给排水

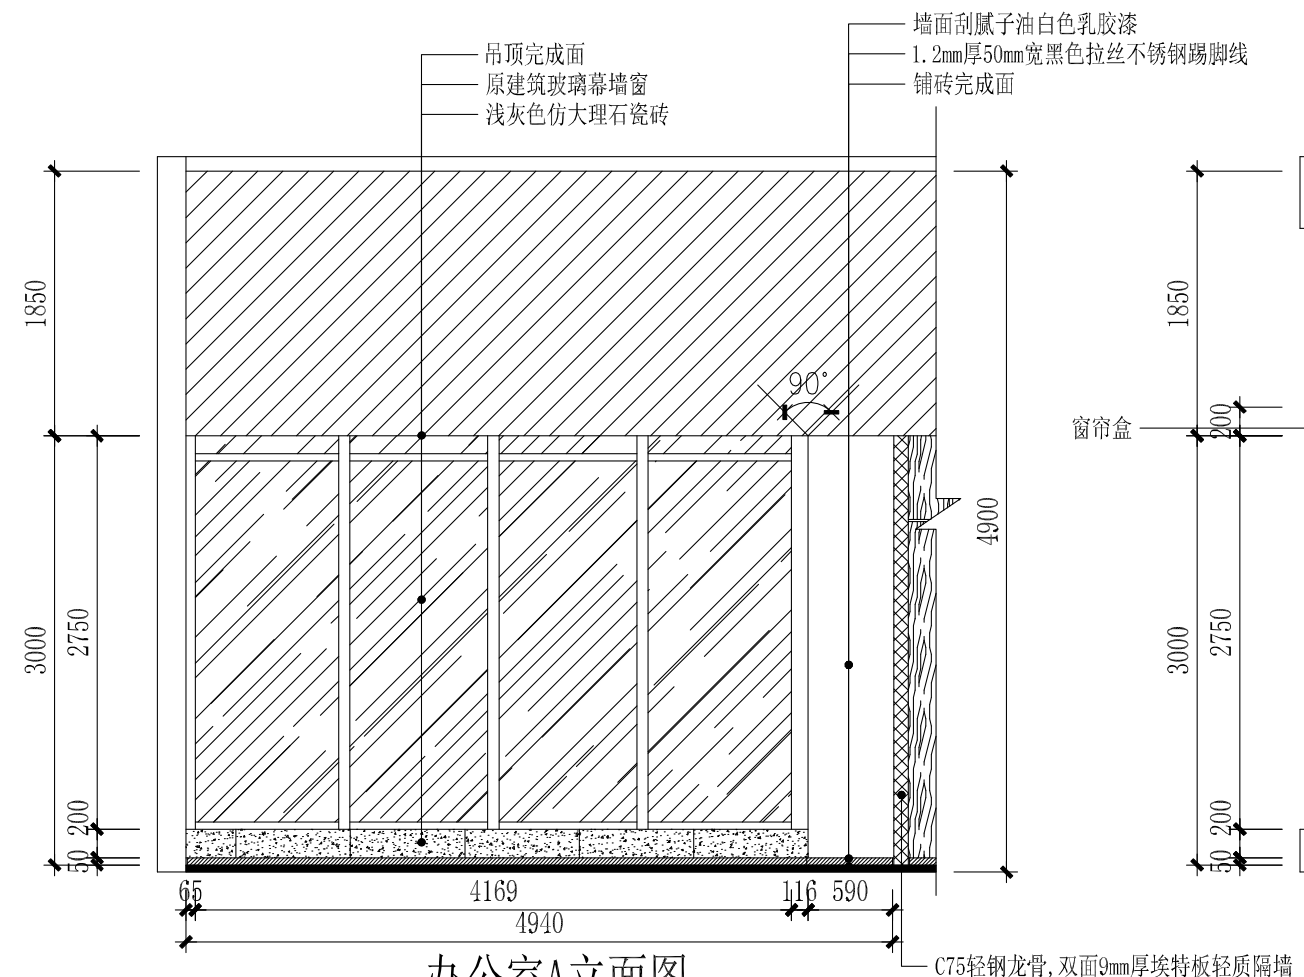


办公室A立面图 1:50

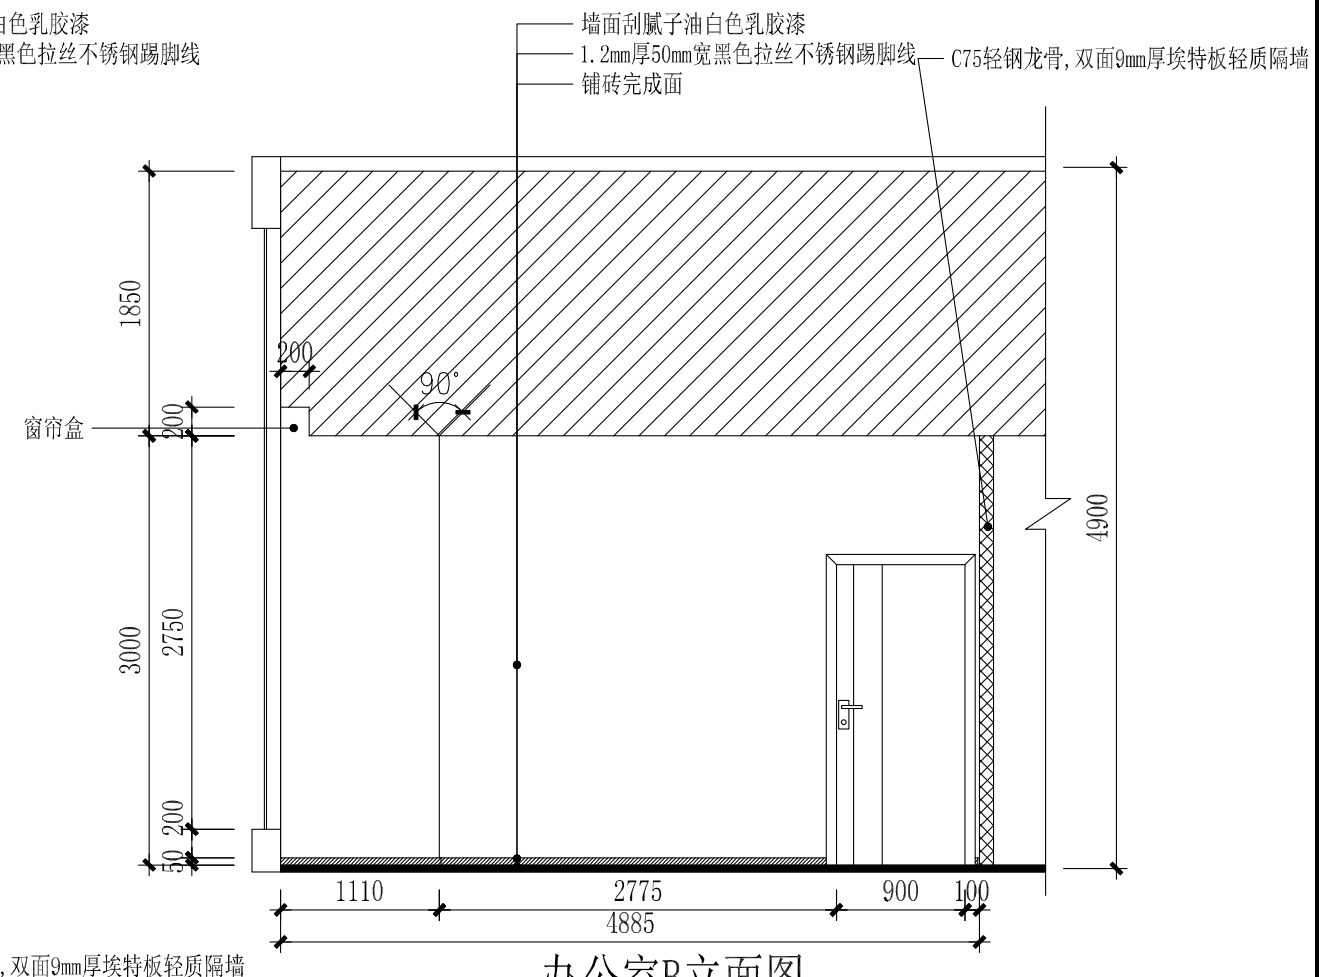

办公室B立面图 1:50

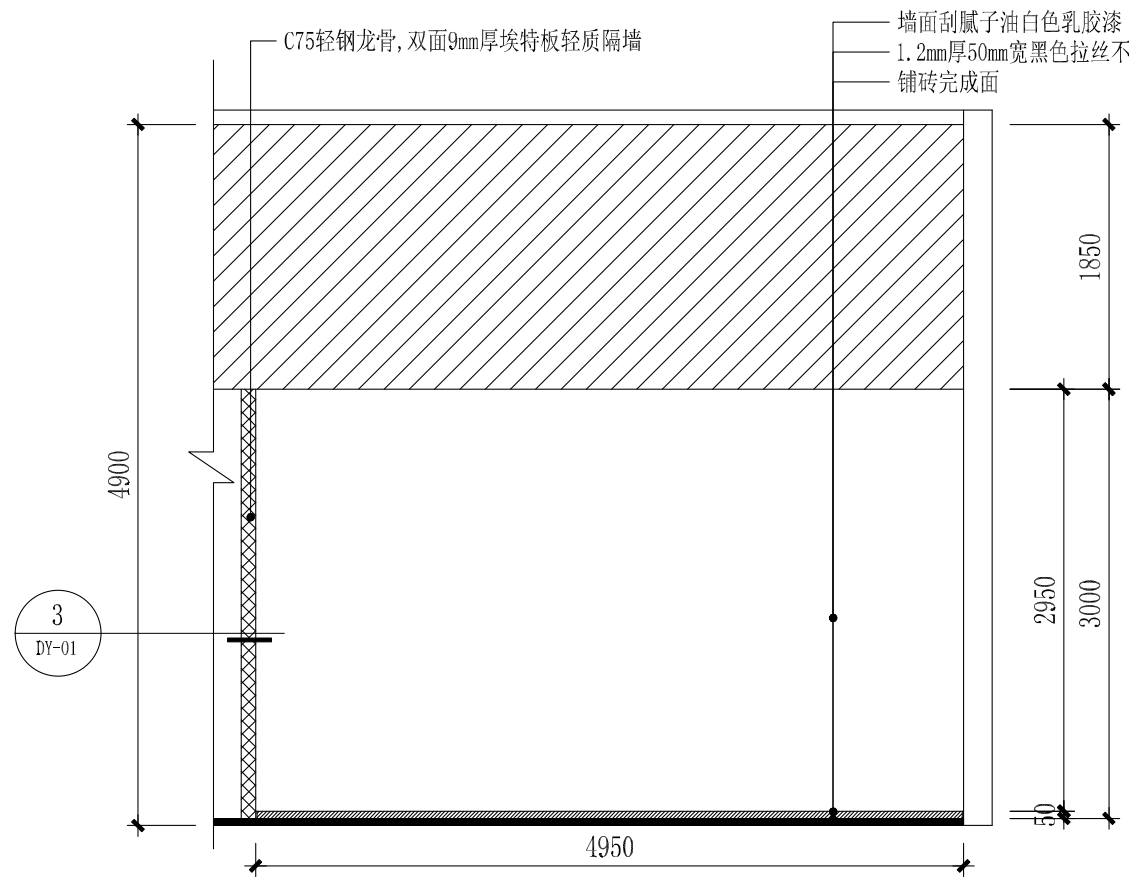

办公室C立面图 1:50

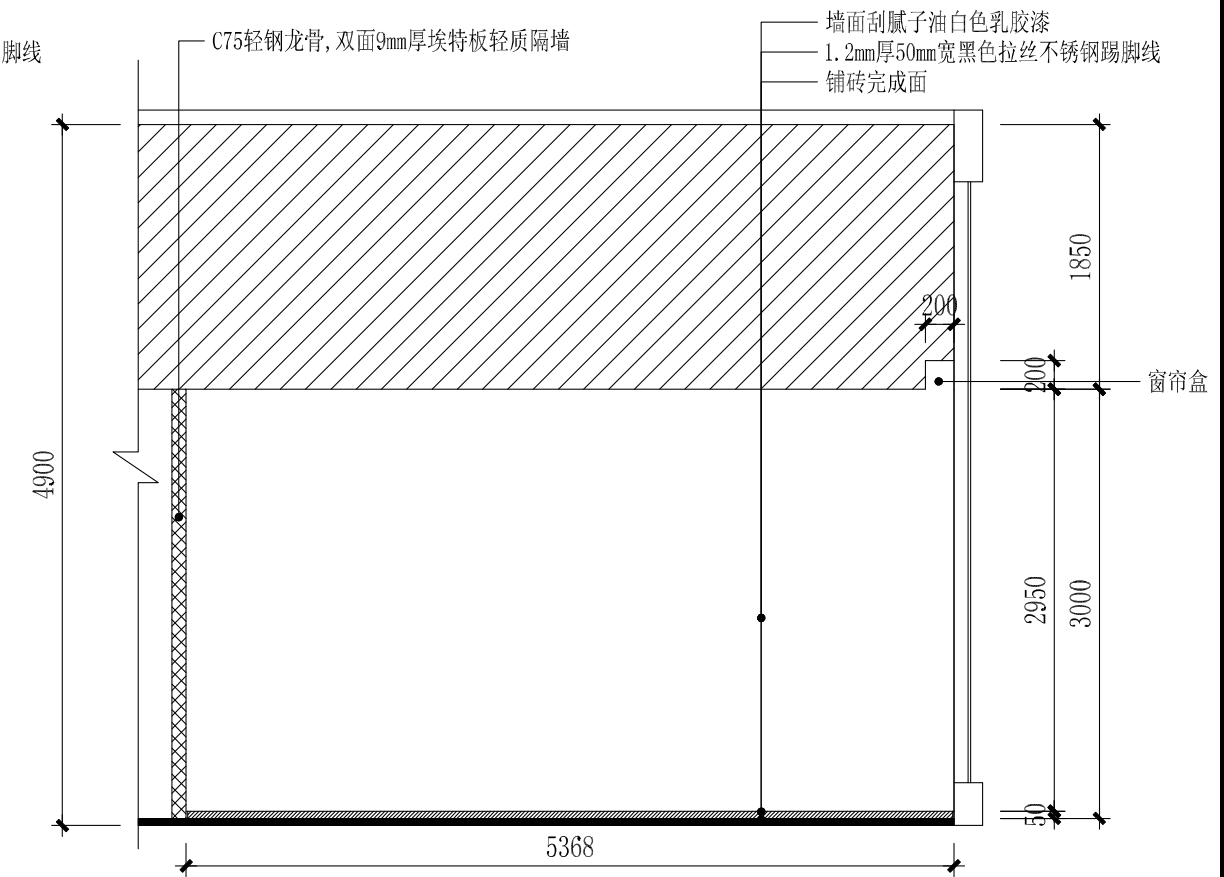

办公室D立面图 1:50

设计注册执业章 (签字)

设计专用章

设计	校核
制图	审核
专业负责人	审定

建设单位

项目名称 (子项名称)

钦州市保税港区自贸大厦售楼部
图名


办公室A、B、C、D立面图

设计号	设计阶段
专业	施工图
日期	2021.12


图号

L(a)-04


日期	日期	日期	日期
签名	签名	签名	签名
专业	专业	专业	专业
建筑	电气	暖通空调	给排水

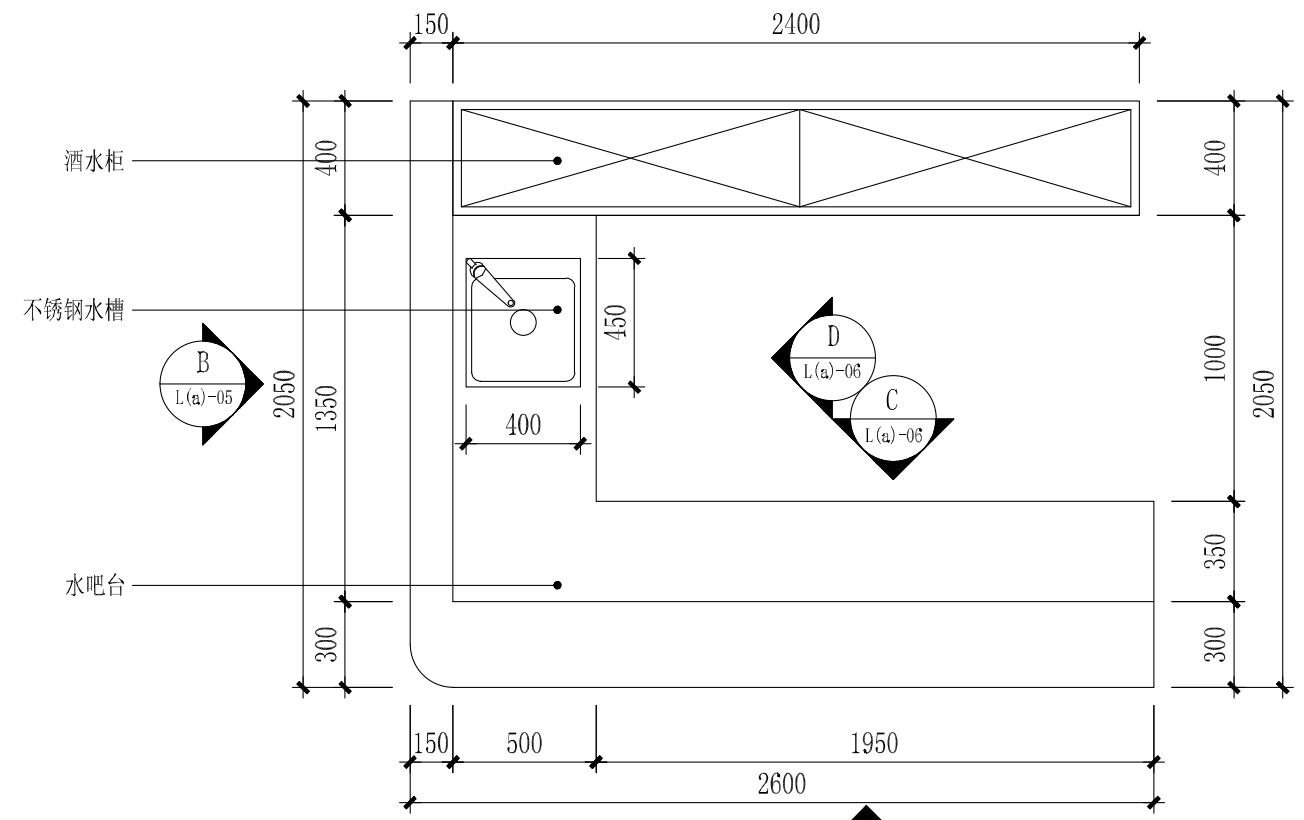

水吧台平面图 1:25

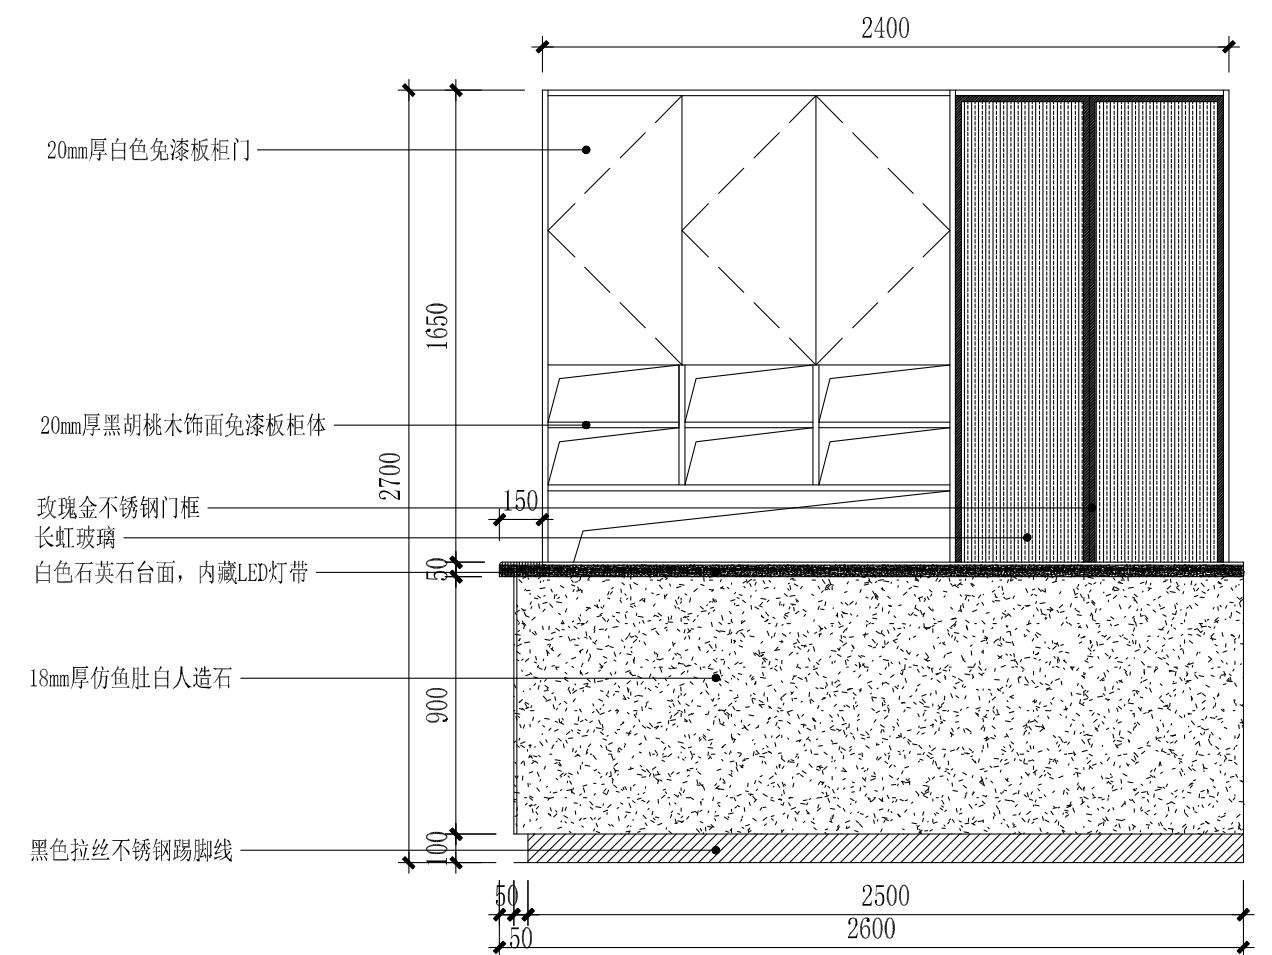

水吧台A立面图 1:25

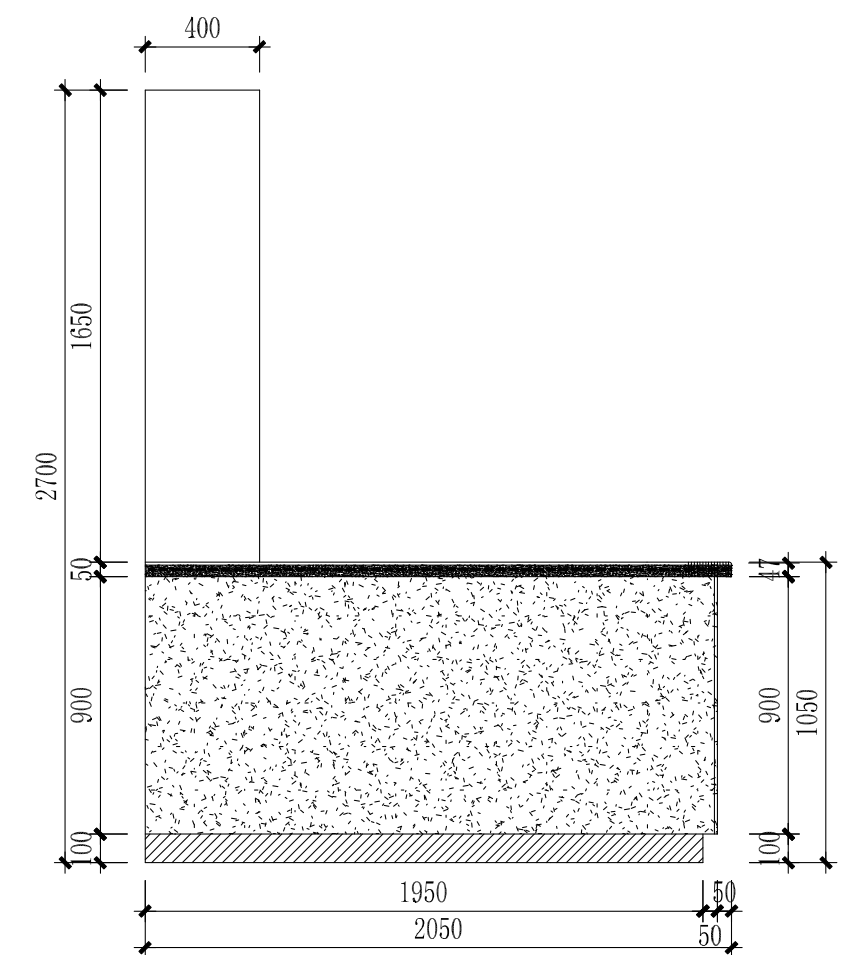

水吧台B立面图 1:25

设计	校核
制图	审核
专业负责人	审定

建设单位
项目名称(子项名称)

钦州市保税港区自贸大厦售楼部
图名

设计号	设计阶段
专业	施工图
日期	2021.12

图号
L(a)-05

设计出图专用章

设计注册执业章
(签字)

日期

签名






专业

日期

签名

专业


日期	
签名	
专业	电气
日期	
签名	
专业	暖通空调
专业	建筑
专业	结构
专业	给排水

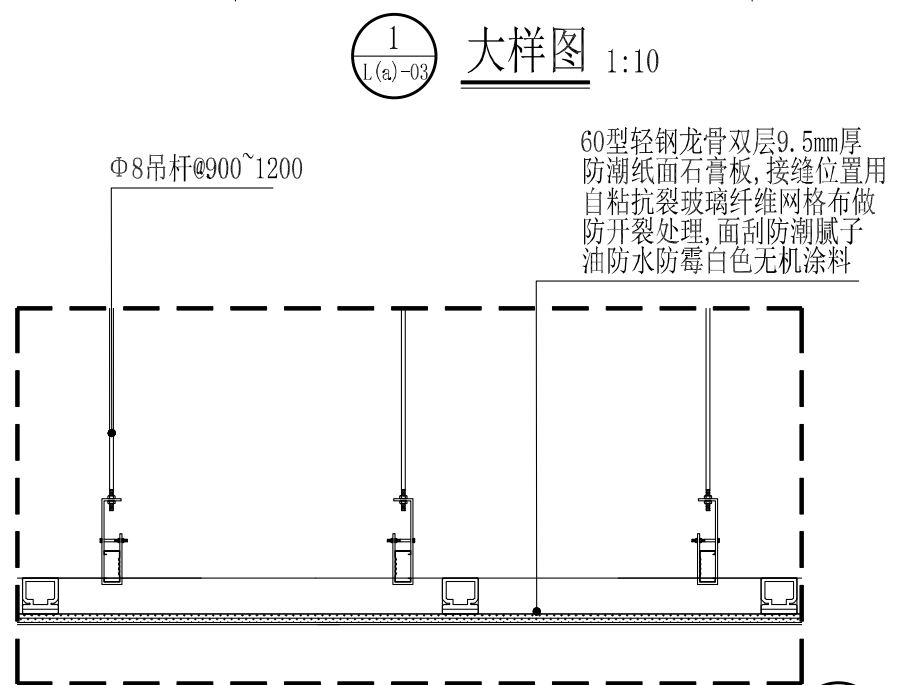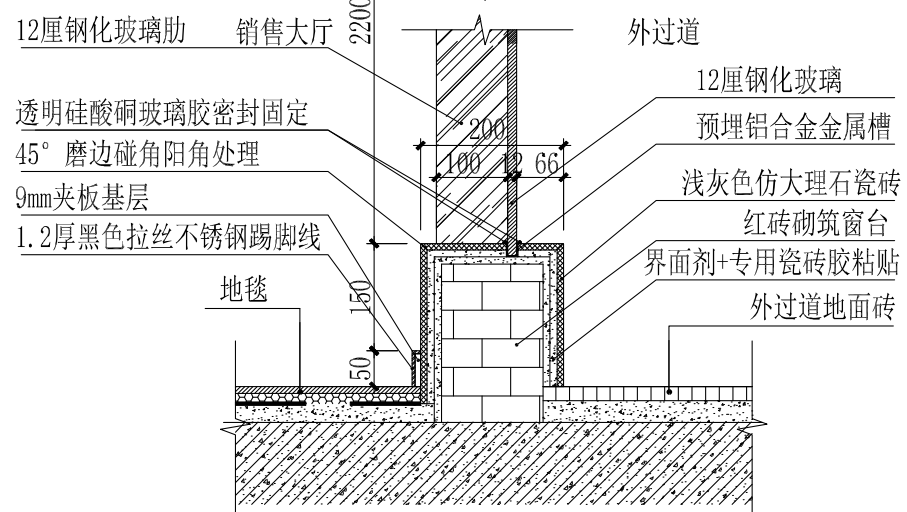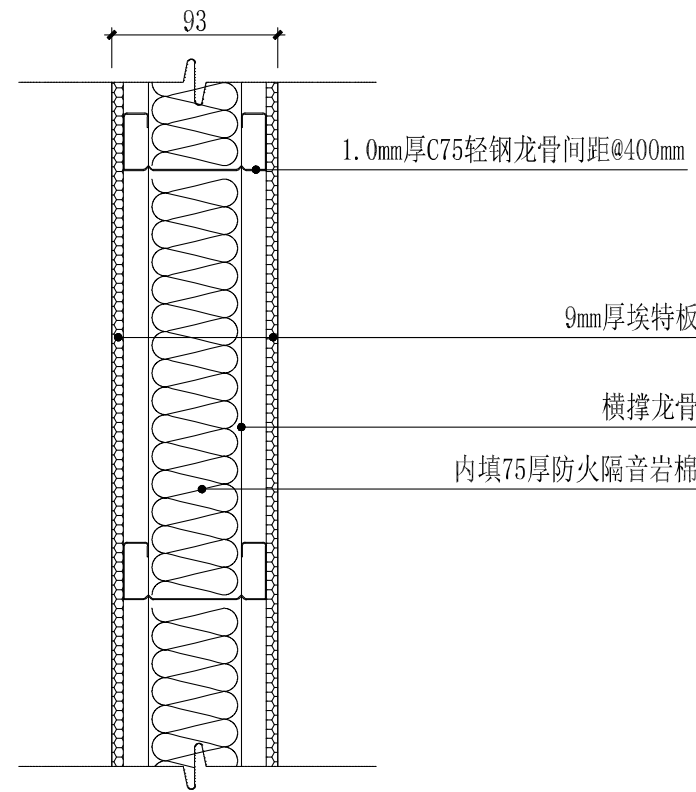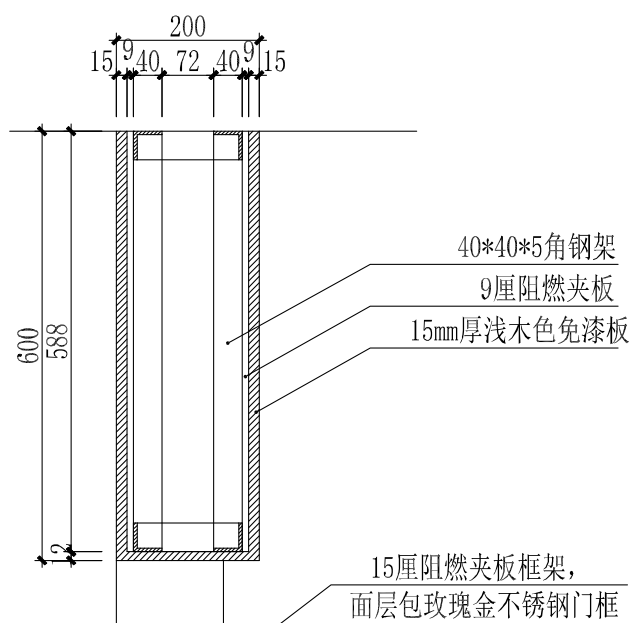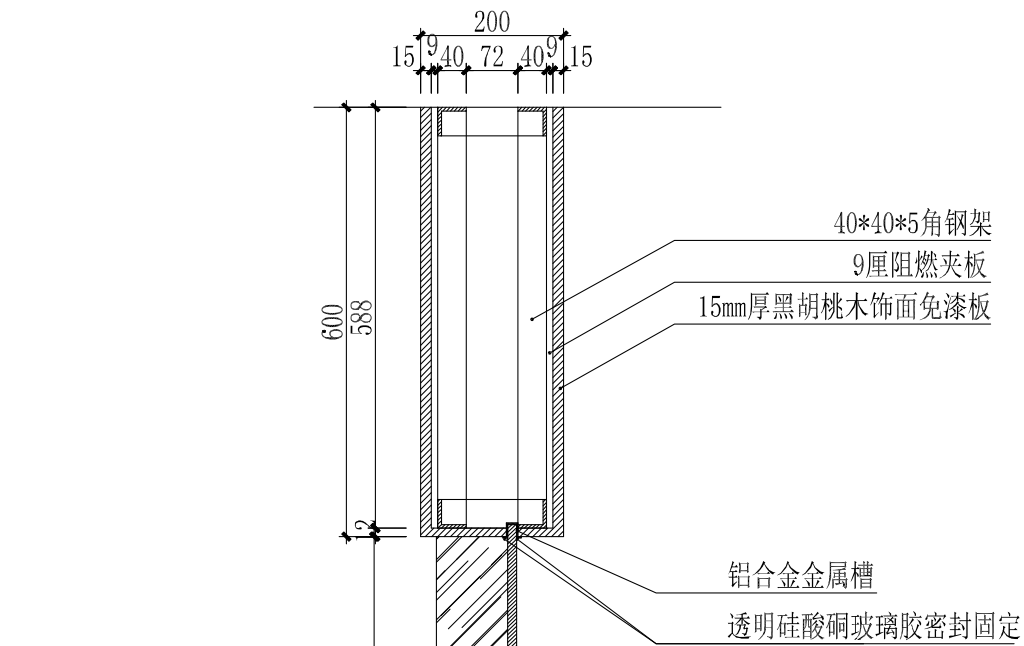


2 大样图 1:10

3 大样图 1:5

1 大样图 1:10

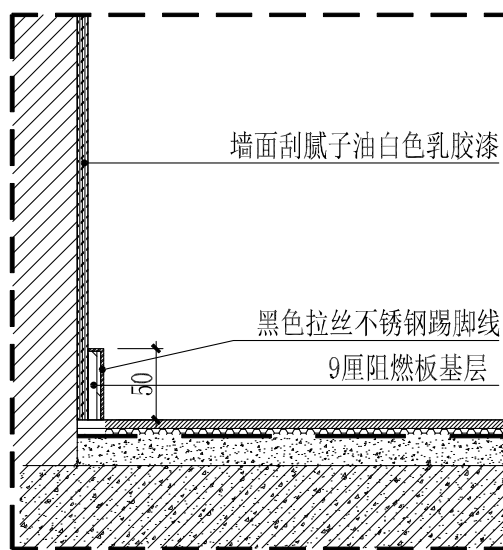

5 大样图 1:10

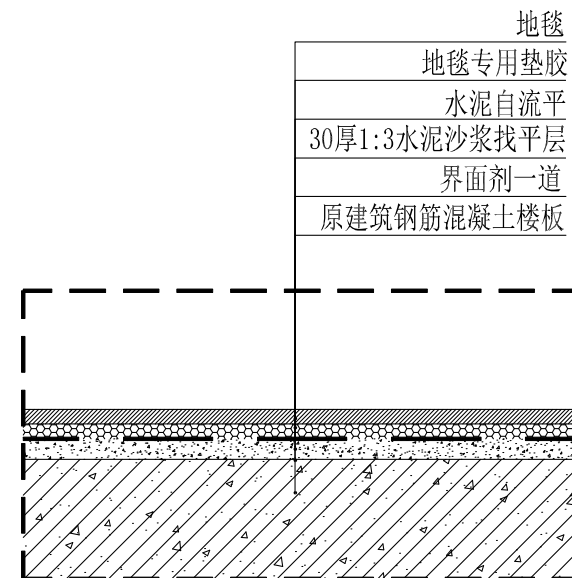

6 大样图 1:10

4 大样图 1:10

设计注册执业章
(签字)

设计出图专用章

设计	校核
制图	审核
专业负责人	审定


建设单位

项目名称 (子项名称)


钦州市保税港区自贸大厦售楼部
图名

大样图 (1)	设计阶段
设计号	施工图
专业	日期
图号	2021.12
DY-01	


日期	姓名	专业	日期	姓名	专业
		电气			建筑
		暖通空调			结构
					给排水

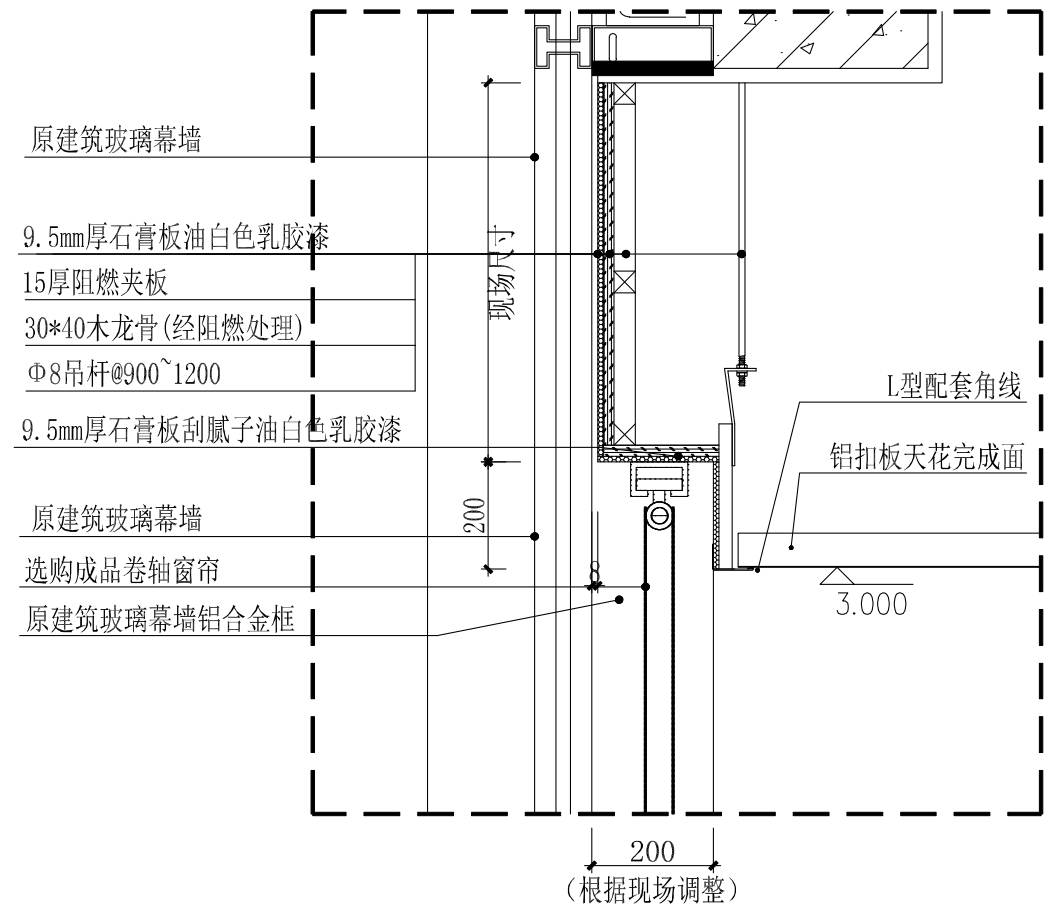


7 大样图 1:10

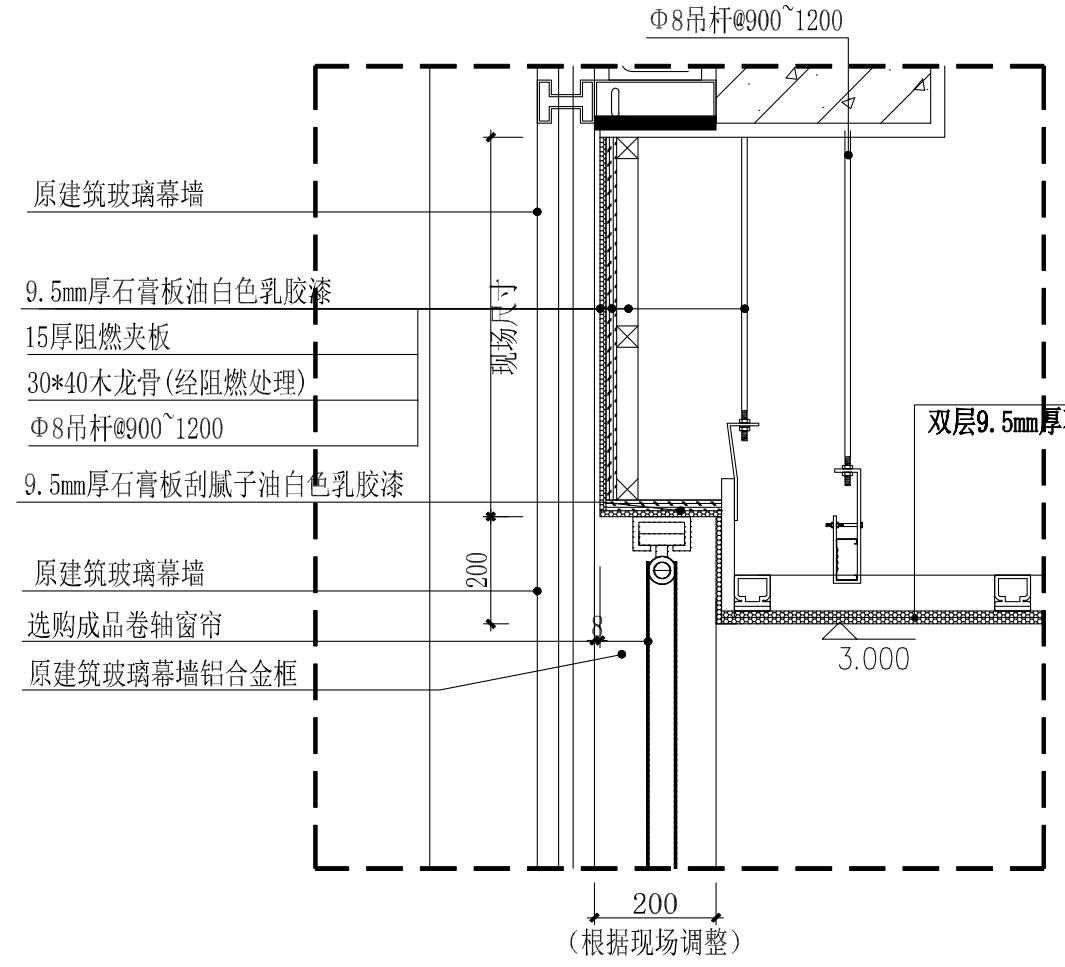

8 大样图 1:10

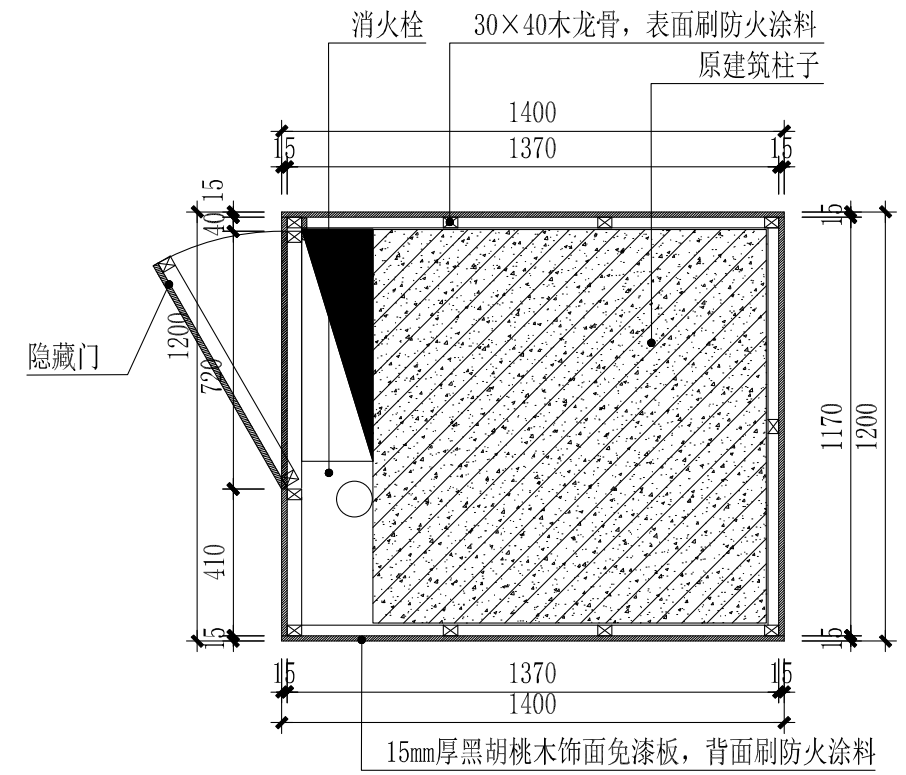

9 大样图 1:20

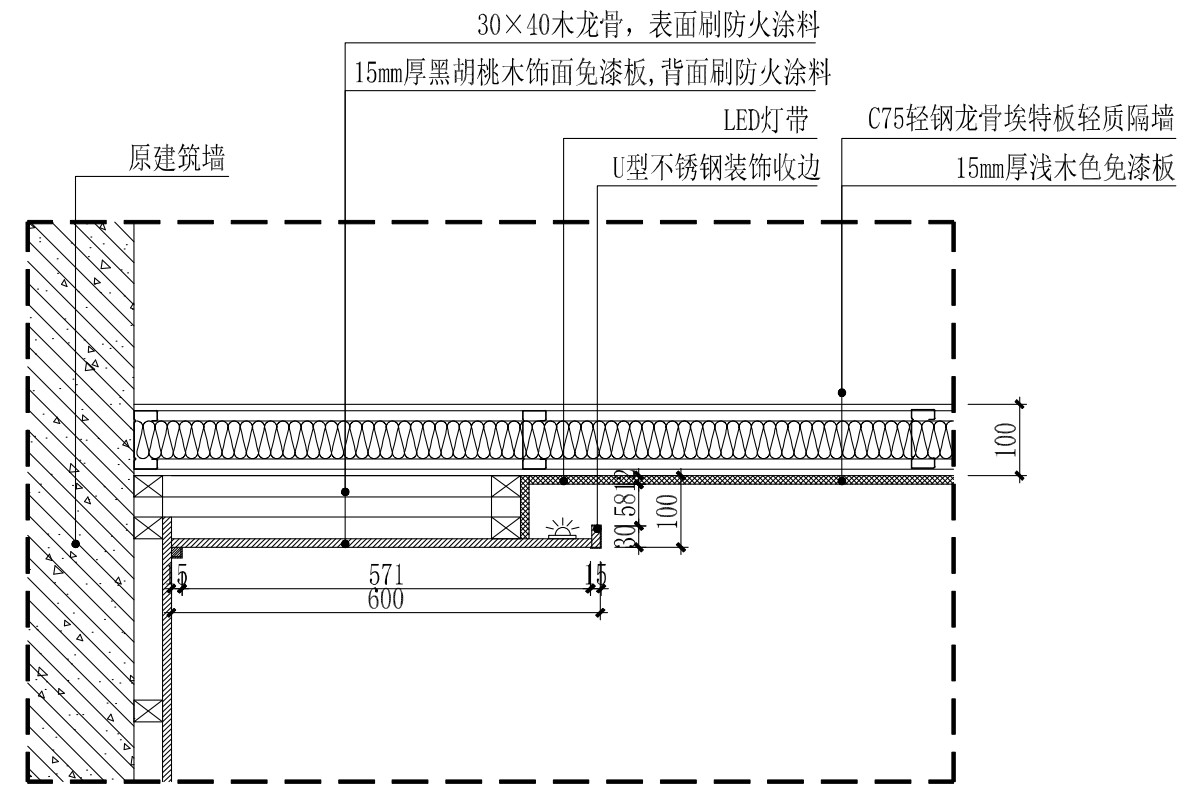

10 大样图 1:10

设计注册执业章
(签字)

设计出图专用章

设计	校核
制图	审核
专业负责人	审定

建设单位
项目名称(子项名称)

钦州市保税港区自贸大厦售楼部
图名

大样图(2)	设计阶段
设计号	施工图
专业	日期
图号	2021.12
DY-02	